


PLANTA BAIXA - ANEXO II - 2º SUBSOLO - (REGIÃO "A")  
ESCALA 1:100

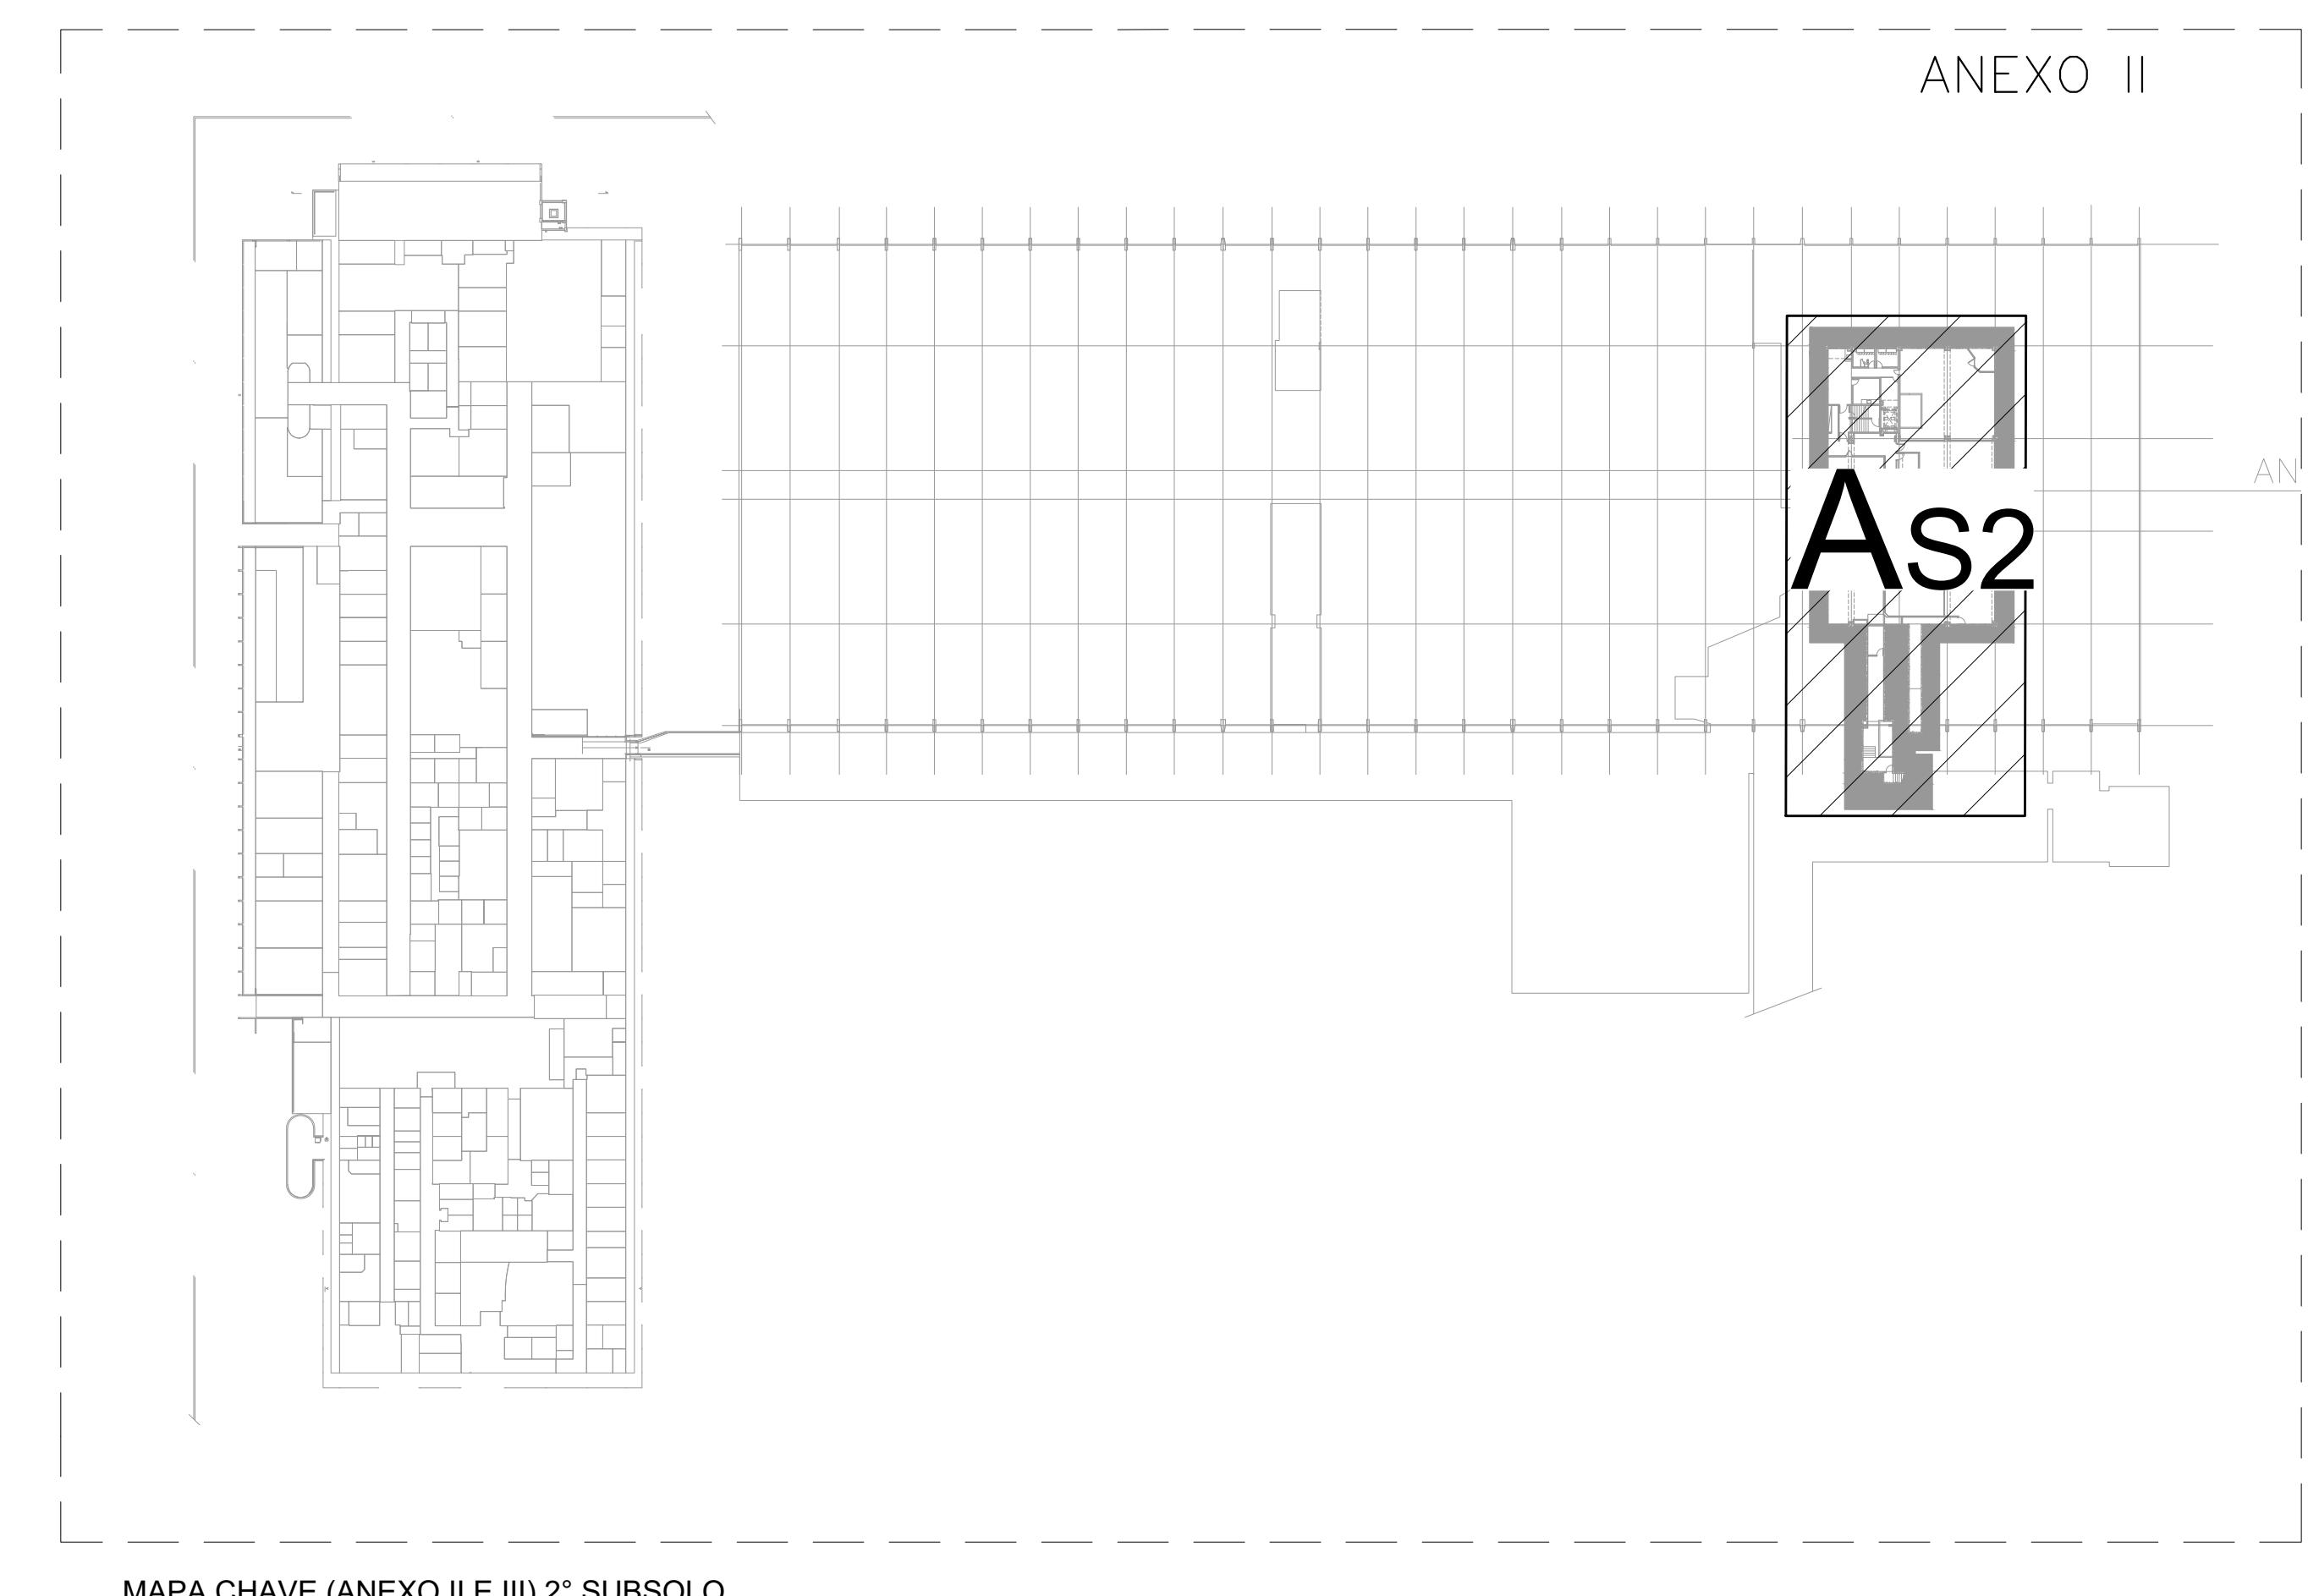

MAPA CHAVE (ANEXO II E III) 2º SUBSOLO  
SEM ESCALA

Nº	Descrição	Data
3	--	--
2	--	--
1	--	--
0	EMISSÃO	NOV/2021

Data de Entrada:
------------------

#### BRASÍLIA - DF

Endereço: CÂMARA DOS DEPUTADOS - (ANEXOS II e III)  
Proprietário: CÂMARA DOS DEPUTADOS  
Autor do Projeto: LEANDRO DE P. S. PEREIRA - CREA-88924/D-PR JULIANO S. DE A. CARNEIRO - CREA-126999/D-MG  
Responsável Técnico: LEANDRO DE P. S. PEREIRA - CREA-88924/D-PR JULIANO S. DE A. CARNEIRO - CREA-126999/D-MG

PROPRIETÁRIO: \_\_\_\_\_

AUTOR DO PROJETO: CAU/CREA: \_\_\_\_\_

RESPONSÁVEL TÉCNICO: CAU/CREA: \_\_\_\_\_

CBMDF: \_\_\_\_\_ CBMDF: \_\_\_\_\_

#### INSTALAÇÕES CONTRA INCÊNDIO E PÂNICO - ANEXO II

ELE	EDIFÍCIO PÚBLICO
—	ANEXO II - PLANTA BAIXA - 2º SUBSOLO - REGIÃO A
—	COMANDO PARA DESLIGAMENTO REMOTO DO ED. ANEXO II
—	NOV/2021 MARA BARBAROZTO DEBORA SCHWARTZ INDICADAS

LEGENDA	
—	ELETRODUTO (COM CABOS DE COMANDO) METALICO RIGIDO DE SEÇÃO MÍNIMA INDICADA, DEVERÁ SER EM AÇO GALVANIZADO A FOGLAS SOBRE O USO EVENTUAL DE PINTURA, DEVIDO AO FATO DE QUE O METALICO COM CABOS DE COMANDO É UM CONDUITOR DE CORRENTE, SEUS SELOS DE ISOLAMENTO SÃO LOCALIZADOS DE DIFERENTES FORMAS DE PASSAGEM DEVIDO A POSSIVEIS INTERFERENCIAS NO ENTREFORRO, MEDIANTE APROVAÇÃO DA FISCALIZAÇÃO, QUANDO NÃO INDICADO EM PLANTA SERÁ APARENTE NO TETO OU EMBUTIDO NO ENTREFORRO.
—	CAIXA DE PASSAGEM EM CHAPA DE AÇO, COM TAMPA APARAFUSADA, D=152x152x82mm INSTALADA NO TETO ELETRODUTO SOBRE
NOTA(S) / OBSERVAÇÃO(ÕES)	
1 - AS CAIXAS DE PASSAGEM ESTARÃO A NO MÁXIMO 9 METROS DE DISTÂNCIA ENTRE ELAS.	