


PLANTA BAIXA - ANEXO II - 1º SUBSOLO - (PARTES DAS REGIÕES "A,B")


ESCALA 1:100

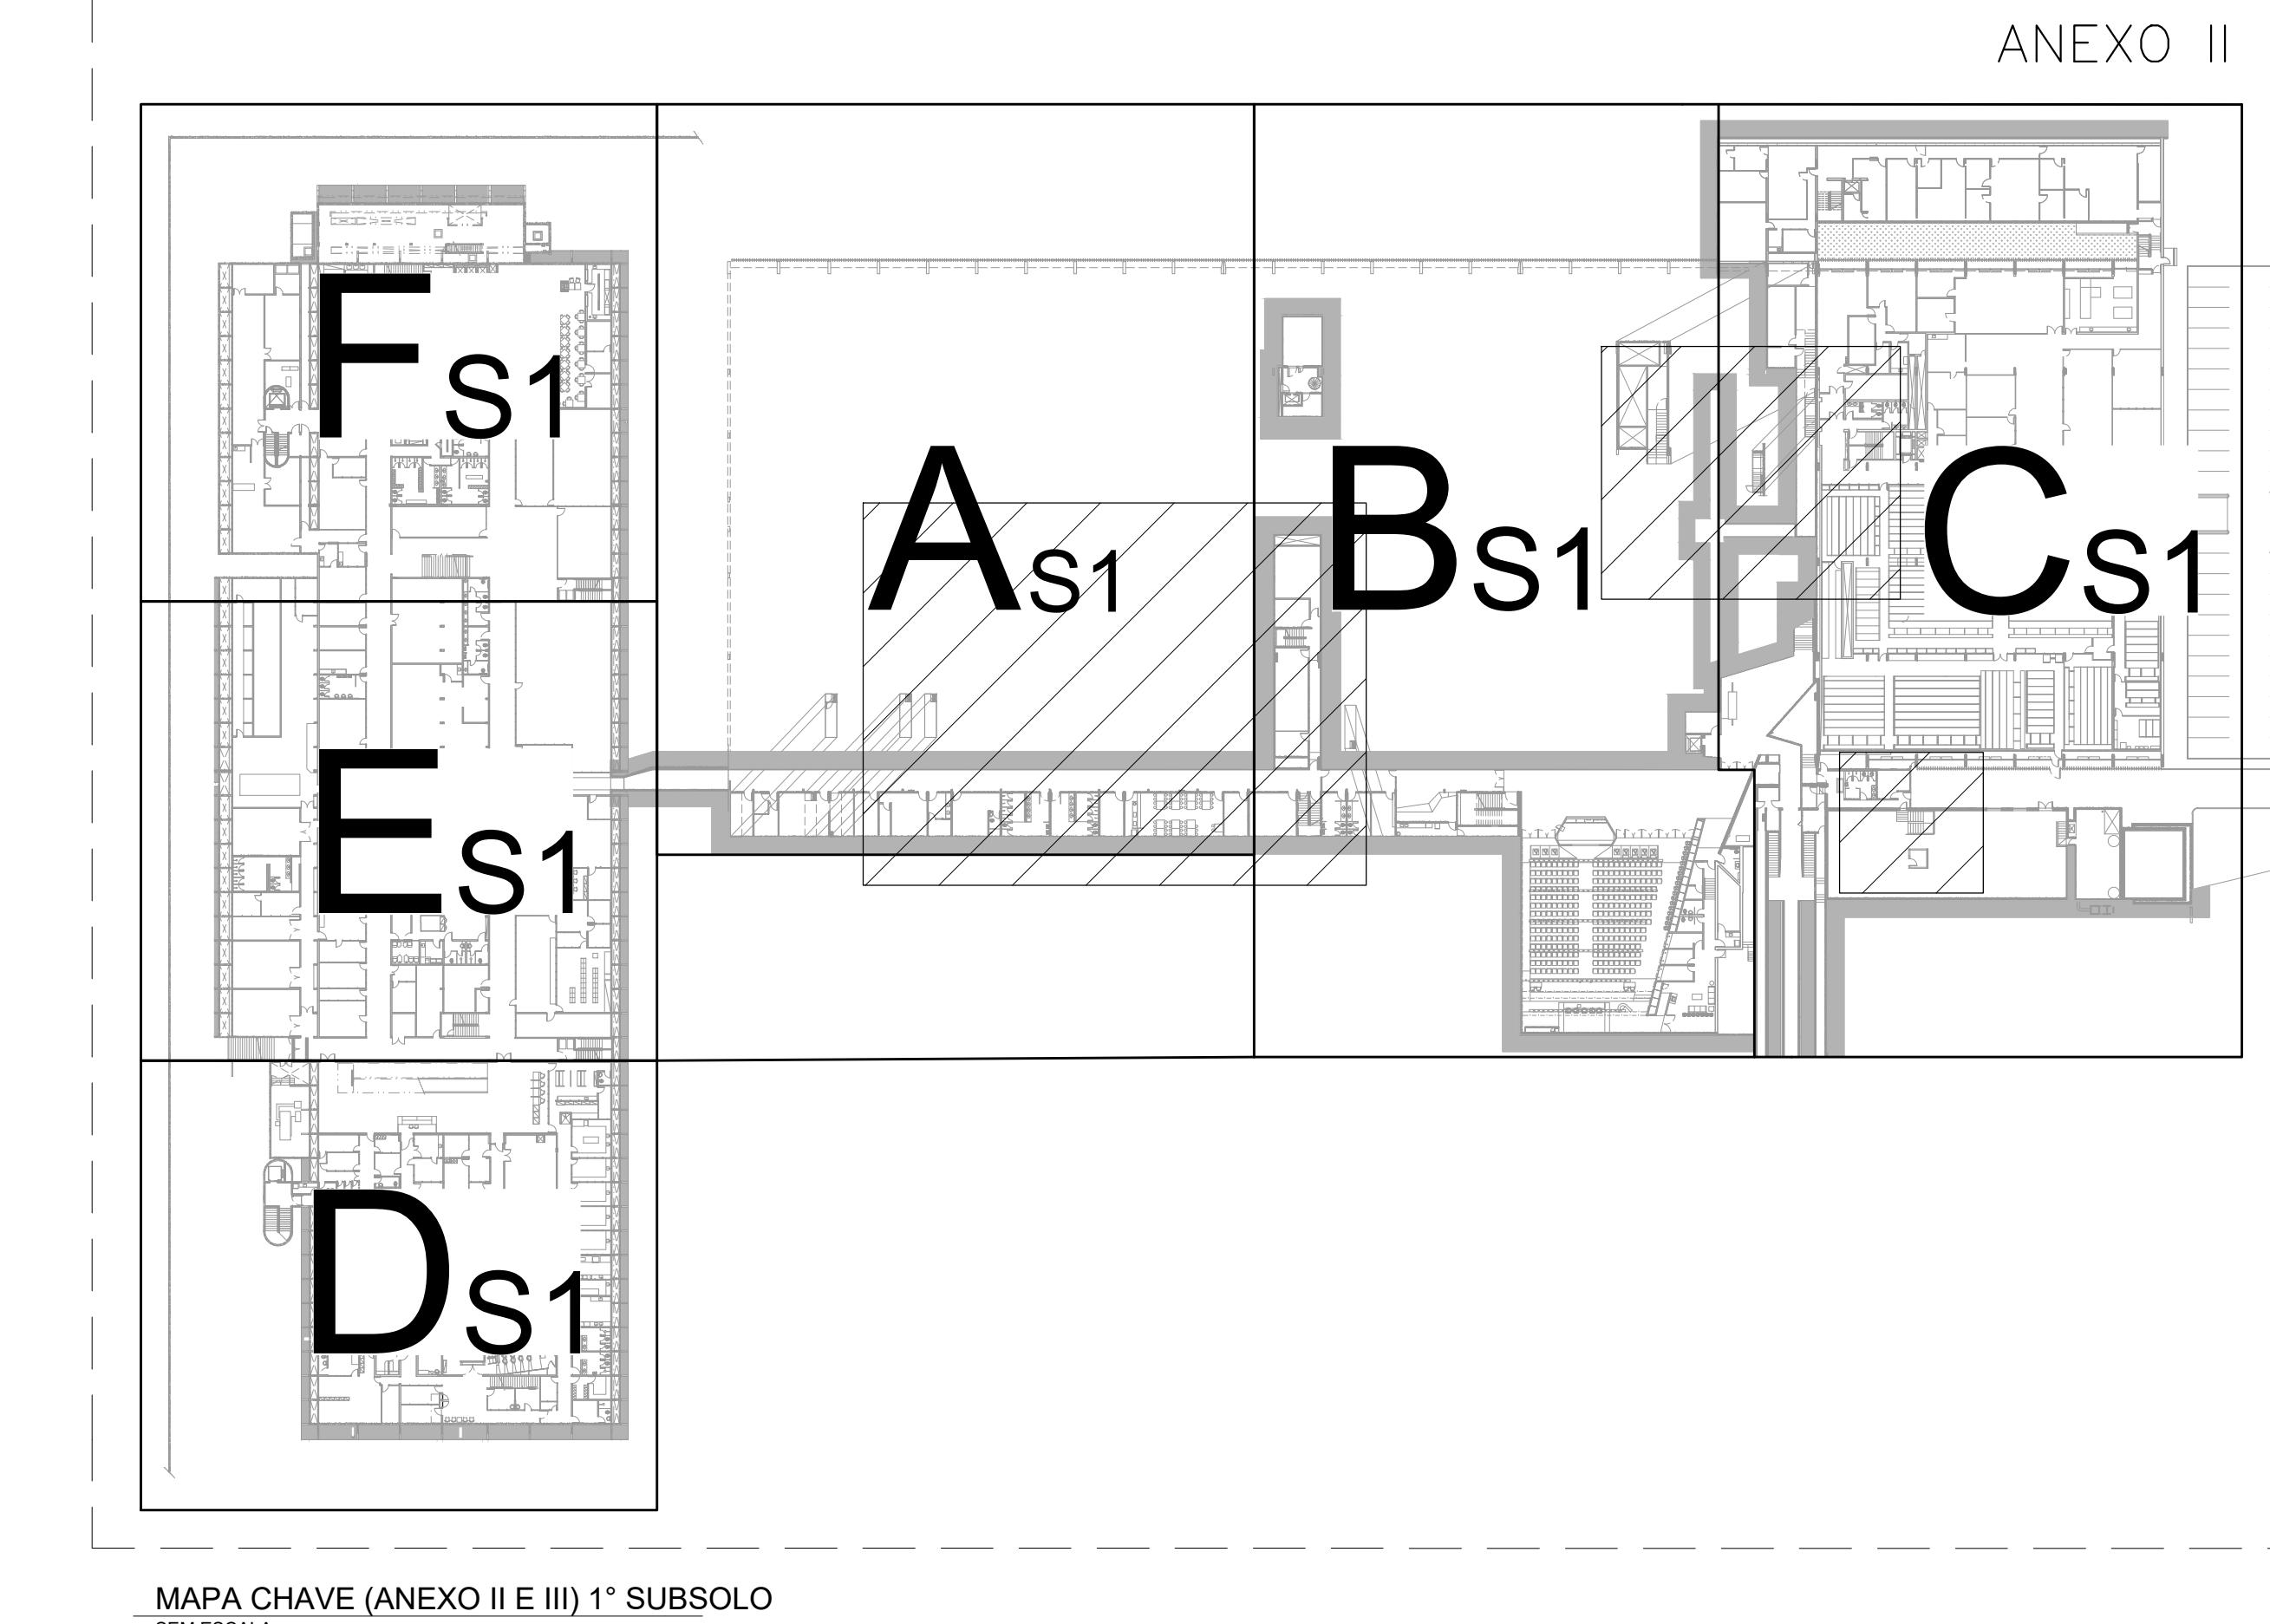

MAPA CHAVE (ANEXO II E III) 1º SUBSOLO


SEM ESCALA

LEGENDA	
	ELETRODOTU (COM CIRCUITOS ELÉTRICOS) METÁLICO RÍGIDO DE SEÇÃO MINIMA INDICADA. DEVERÁ SER EM AÇO GALVANIZADO A FOGO N.º 508, COM O USO EVENTUAL DE ELETRODOTU FLEXÍVEL COM REVESTIMENTO DE PVC. NESTA PLANTA, AS LINHAS DE ELETRODOTU SÃO DE AÇO, DEVIDO A POSSÍVEIS INTERFERÊNCIAS NO ENTREPORR, MEDIANTE APROVAÇÃO DA FISCALIZAÇÃO. QUANDO NÃO INDICADO EM PLANTA SERÁ APARENTE NO TETO OU EMBUTIDO NO ENTREPORR.
	ELETRODOTU (COM CABOS DE COMANDO) METÁLICO RÍGIDO DE SEÇÃO MINIMA INDICADA. DEVERÁ SER EM AÇO GALVANIZADO A FOGO N.º 508, COM O USO EVENTUAL DE ELETRODOTU FLEXÍVEL COM REVESTIMENTO EM PVC, DE MESMA SEÇÃO INTERNA, NOS LOCAIS DE BIFÍCIS, PASSAGEM DEVIDO A POSSÍVEIS INTERFERÊNCIAS NO ENTREPORR, MEDIANTE APROVAÇÃO DA FISCALIZAÇÃO. QUANDO NÃO INDICADO EM PLANTA SERÁ APARENTE NO TETO OU EMBUTIDO NO ENTREPORR.
	CAIXA DE PASSAGEM EM CHAPA DE AÇO, COM TAMPA APARAFUSADA, D=152x152x82mm INSTALADA NO TETO
	CAIXA DE PASSAGEM EM CHAPA DE AÇO, COM TAMPA APARAFUSADA, D=102x102x82mm INSTALADA NO TETO
	ELETRODOTU SOBRE ELETRODOTU DESCO
NOTA(S) / OBSERVAÇÃO(ES)	
1 - AS CAIXAS DE PASSAGEM ESTARÃO A NO MÁXIMO 9 METROS DE DISTÂNCIA ENTRE ELAS.	

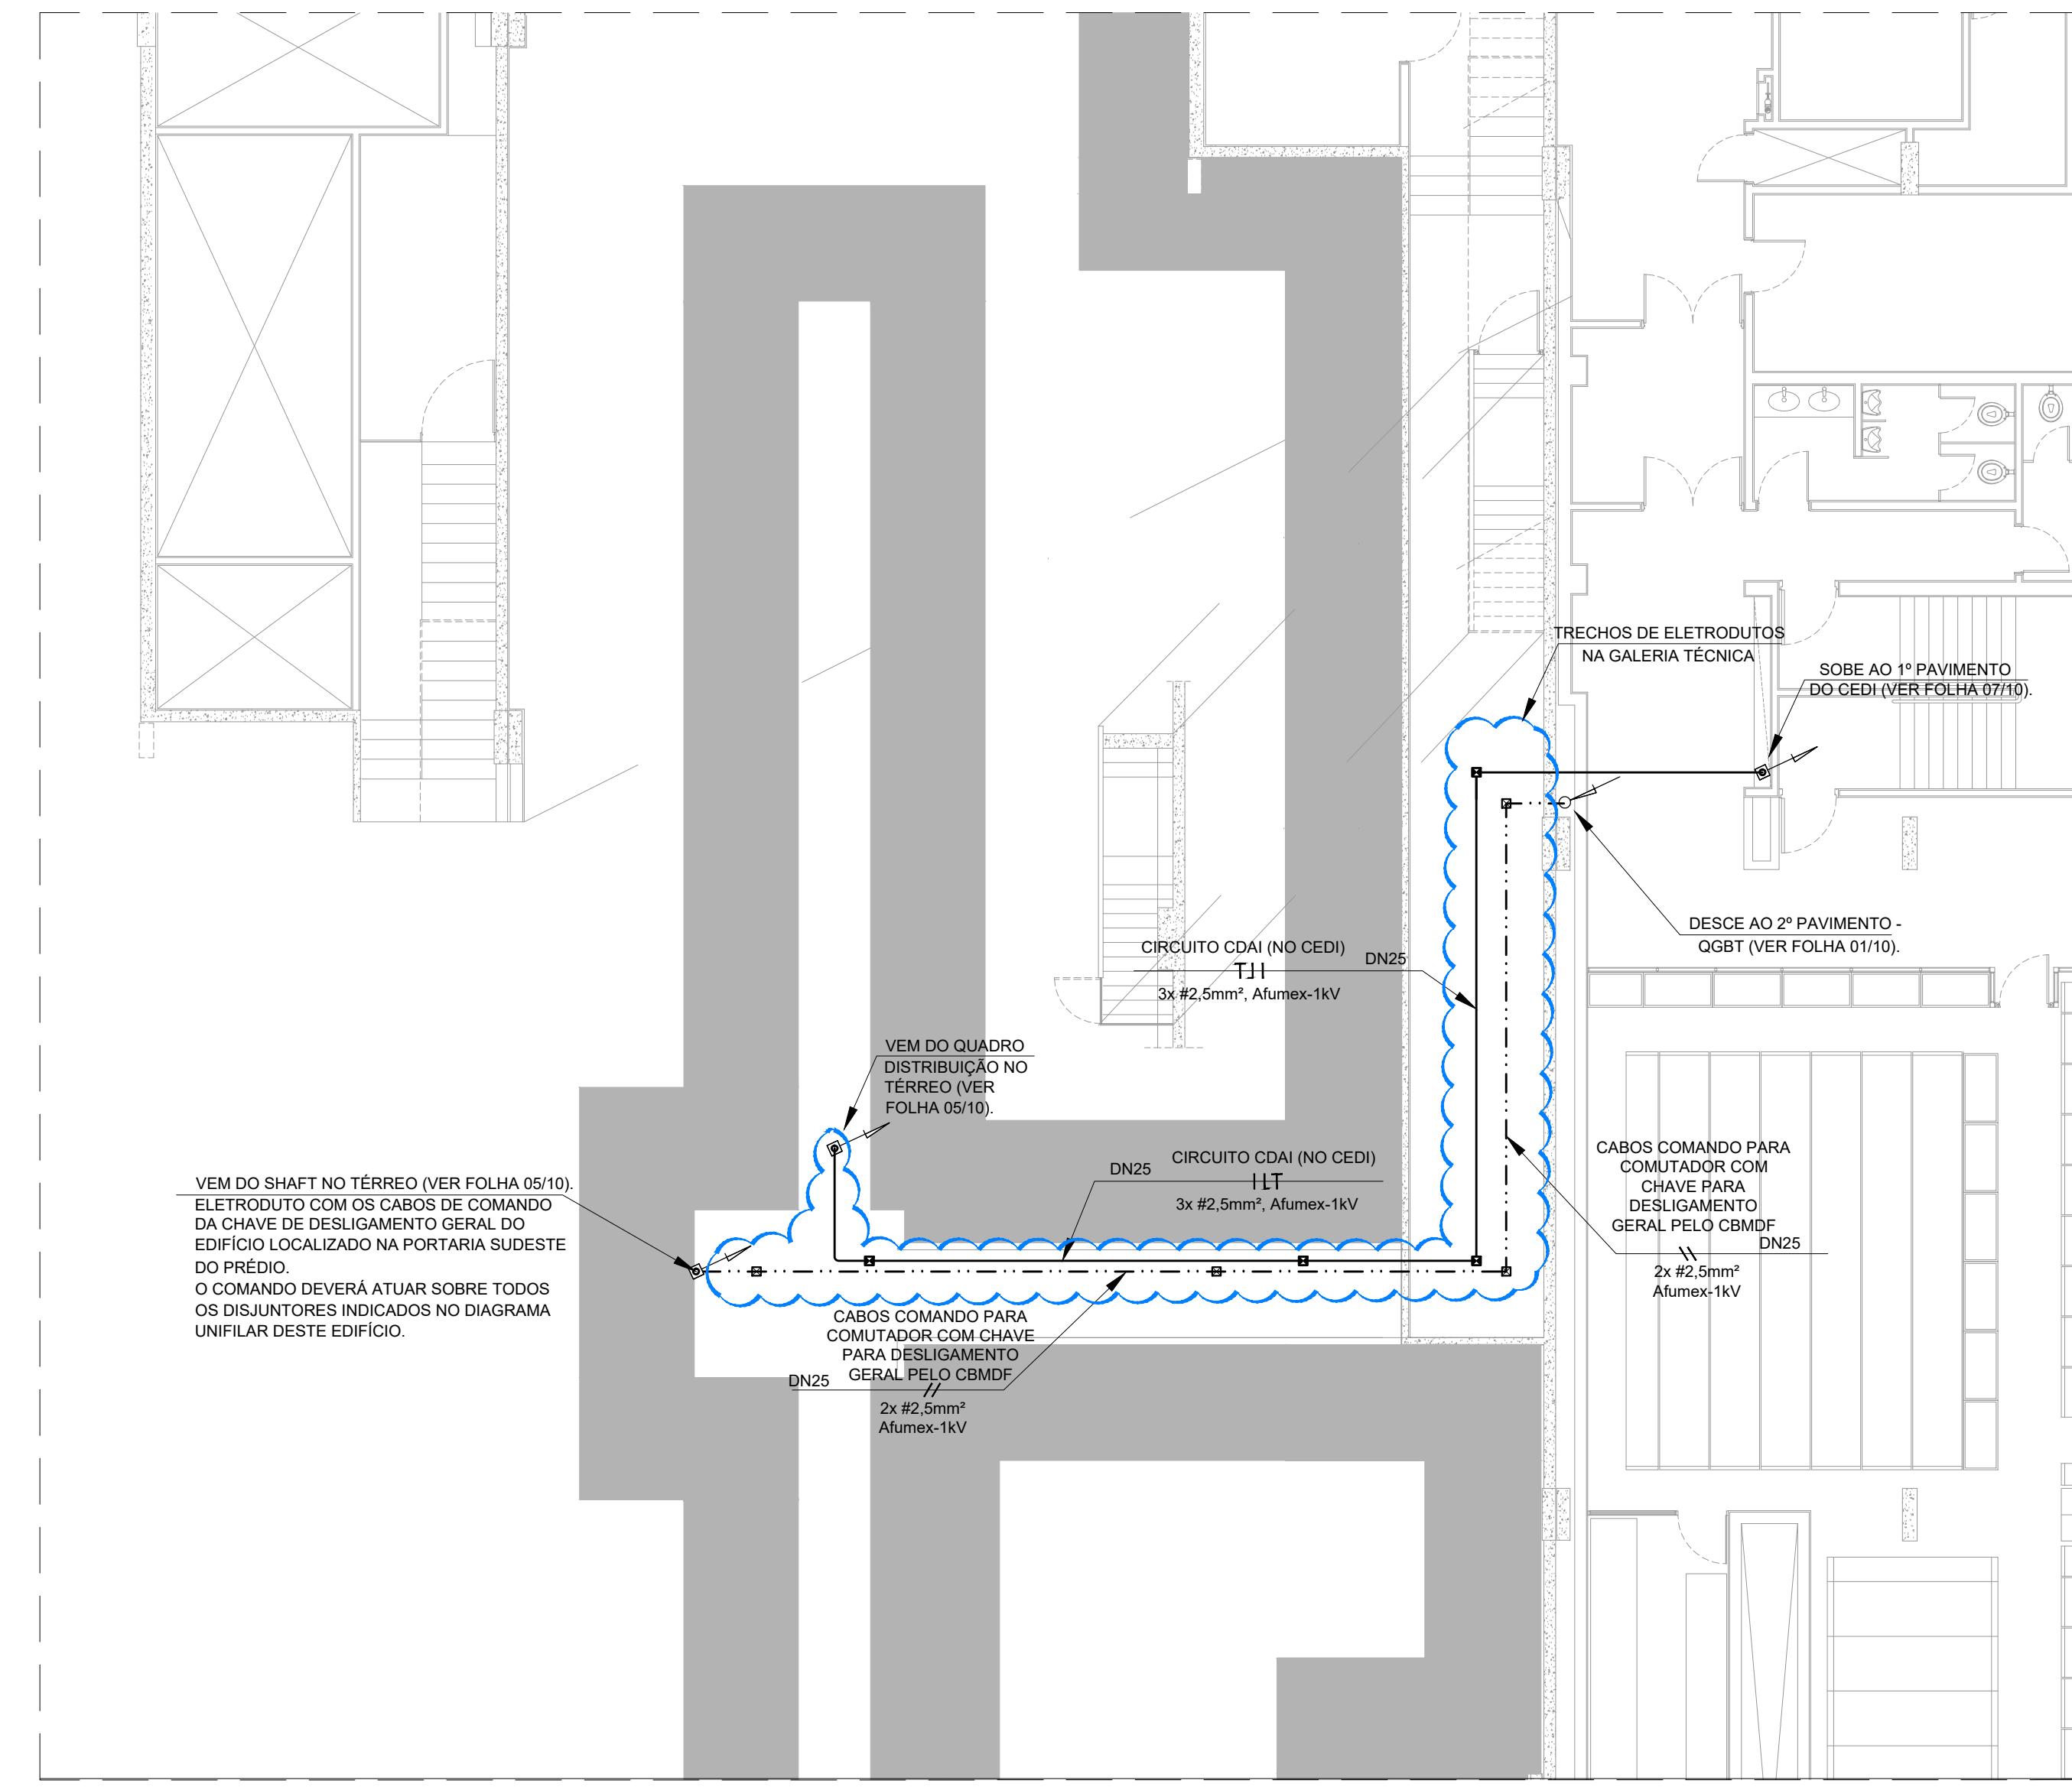

PLANTA BAIXA - ANEXO II - 1º SUBSOLO - (PARTES DAS REGIÕES "B,C")

ESCALA 1:100

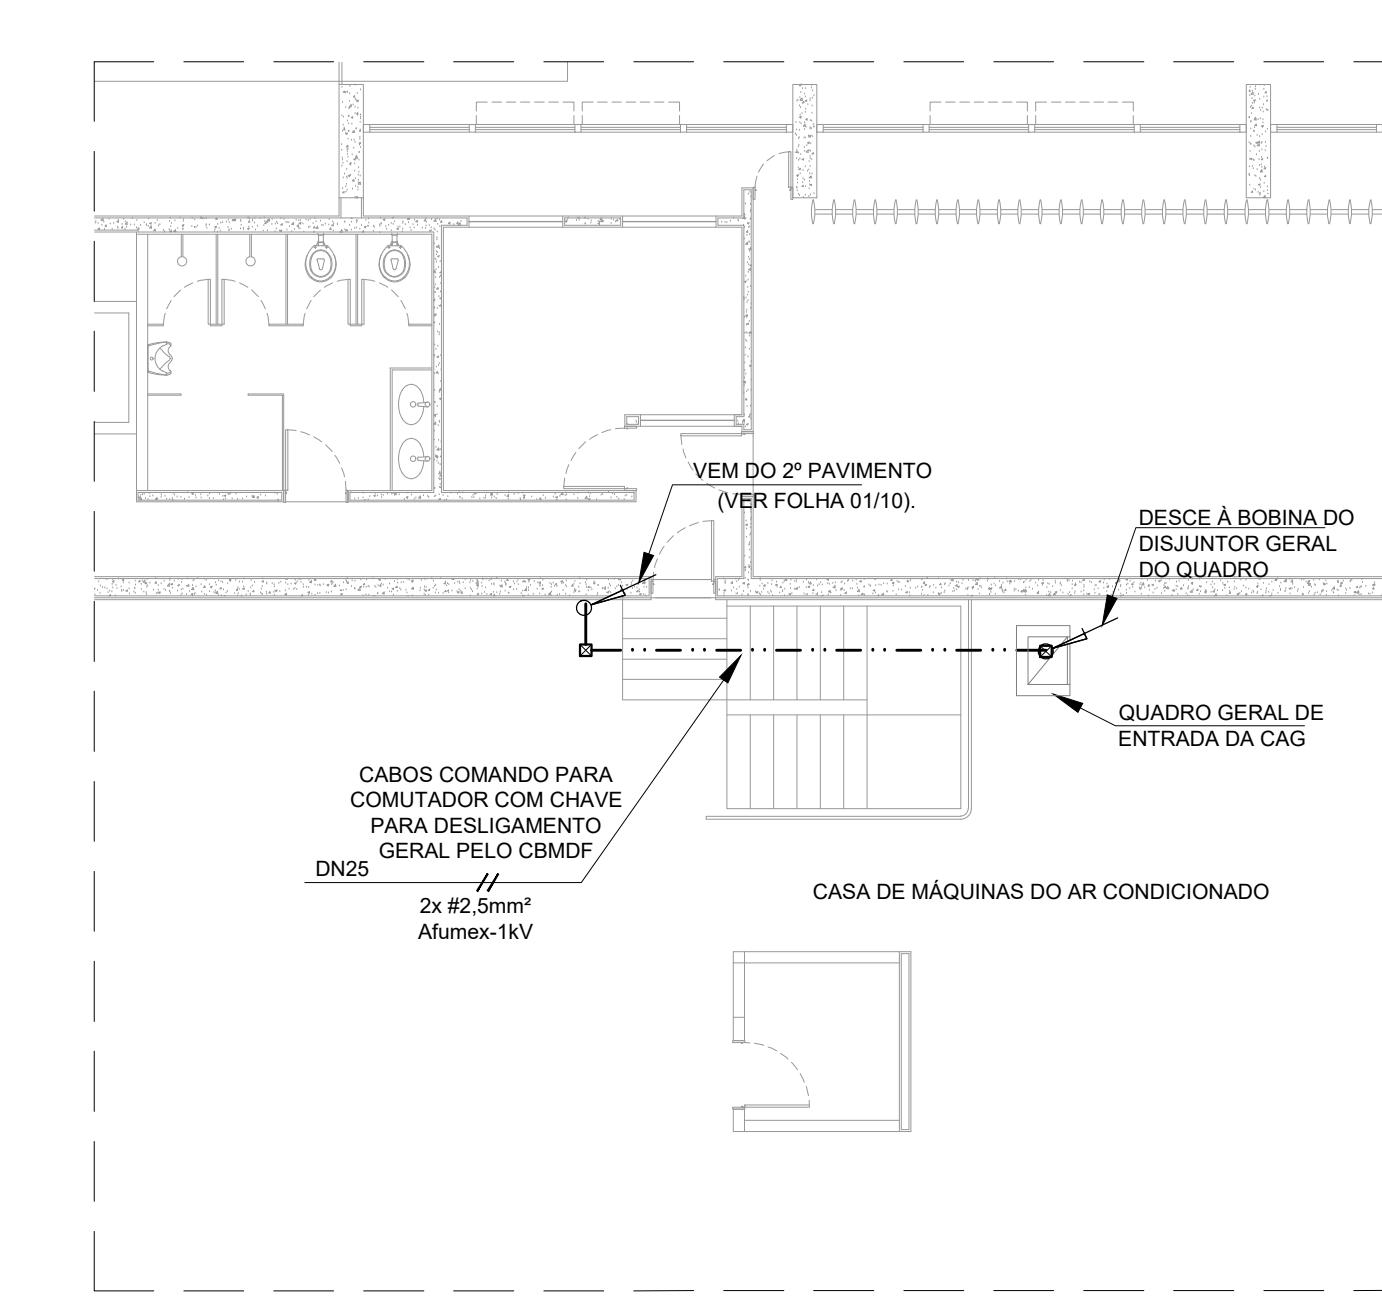

PLANTA BAIXA - ANEXO II - 1º SUBSOLO - (PARTES DAS REGIÕES "B,C")

ESCALA 1:100

3	versão	...
2	versão	...
1	REVISÃO	...
0	EMISSÃO	JUN/2019
Data de Entrada:		
BRASÍLIA - DF		
Endereço:	CÂMARA DOS DEPUTADOS - (ANEXOS II e III)	
Proprietário:	CÂMARA DOS DEPUTADOS	
Autor do Projeto:	LEANDRO DE P. S. PEREIRA - CREA-88924/D-PR	JULIANO S. DE A. CARNEIRO - CREA-12699/D-MG
Responsável Técnico:	LEANDRO DE P. S. PEREIRA - CREA-88924/D-PR	JULIANO S. DE A. CARNEIRO - CREA-12699/D-MG
PROPRIETÁRIO:		
AUTOR DO PROJETO:	CAU0REIA	
RESPONSÁVEL TÉCNICO:	CAU0REIA	
CBMDF:		CBMDF:
OUTROS:		
INSTALAÇÕES CONTRA INCÊNDIO E PÂNICO - ANEXO II		
EDIFÍCIO PÚBLICO		
ANEXO II PLANTA BAIXA - 1º SUBSOLO - REGIÕES A, B, C		
ALIMENTAÇÃO DAS CENTRAIS DE DETEÇÃO E ALARME INCÊNDIO E COMANDO PARA DESLIGAMENTO REMOTO DO ED. ANEXO II		
JUN/2019		
MARA BARBARO DEBORA SCHIAVA		INDICADAS
03/10		