



ESCALA 1:100
PLANTA BAIXA - ANEXO II TÉRREO - (REGIÃO "B.C")

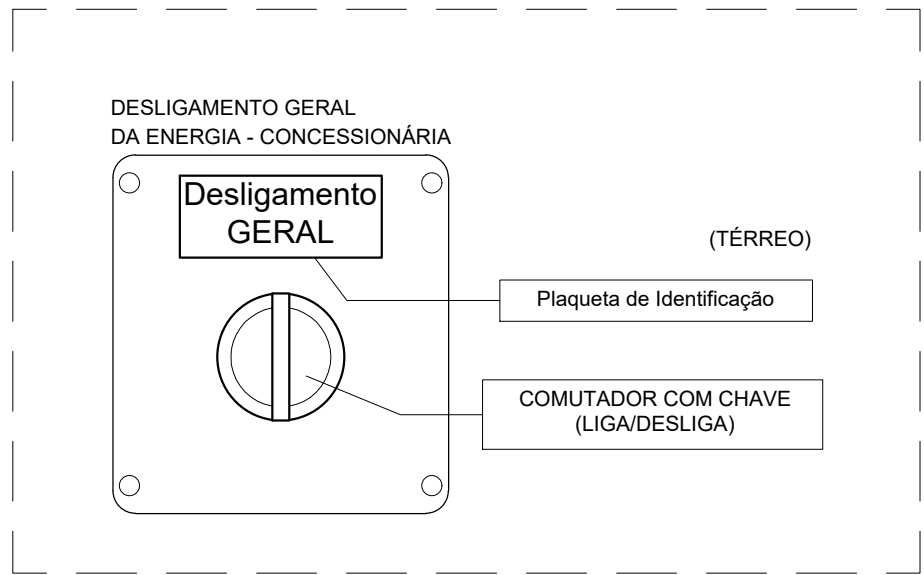

DETALHE SUGESTIVO DAS CAIXAS DE BOTOEIRAS DE COMANDO COM CHAVE DE DESLIGAMENTO DA ENERGIA - PARA ACIONAMENTO EM CASO DE INCÊNDIO PELO CBMDF
SEM ESCALA

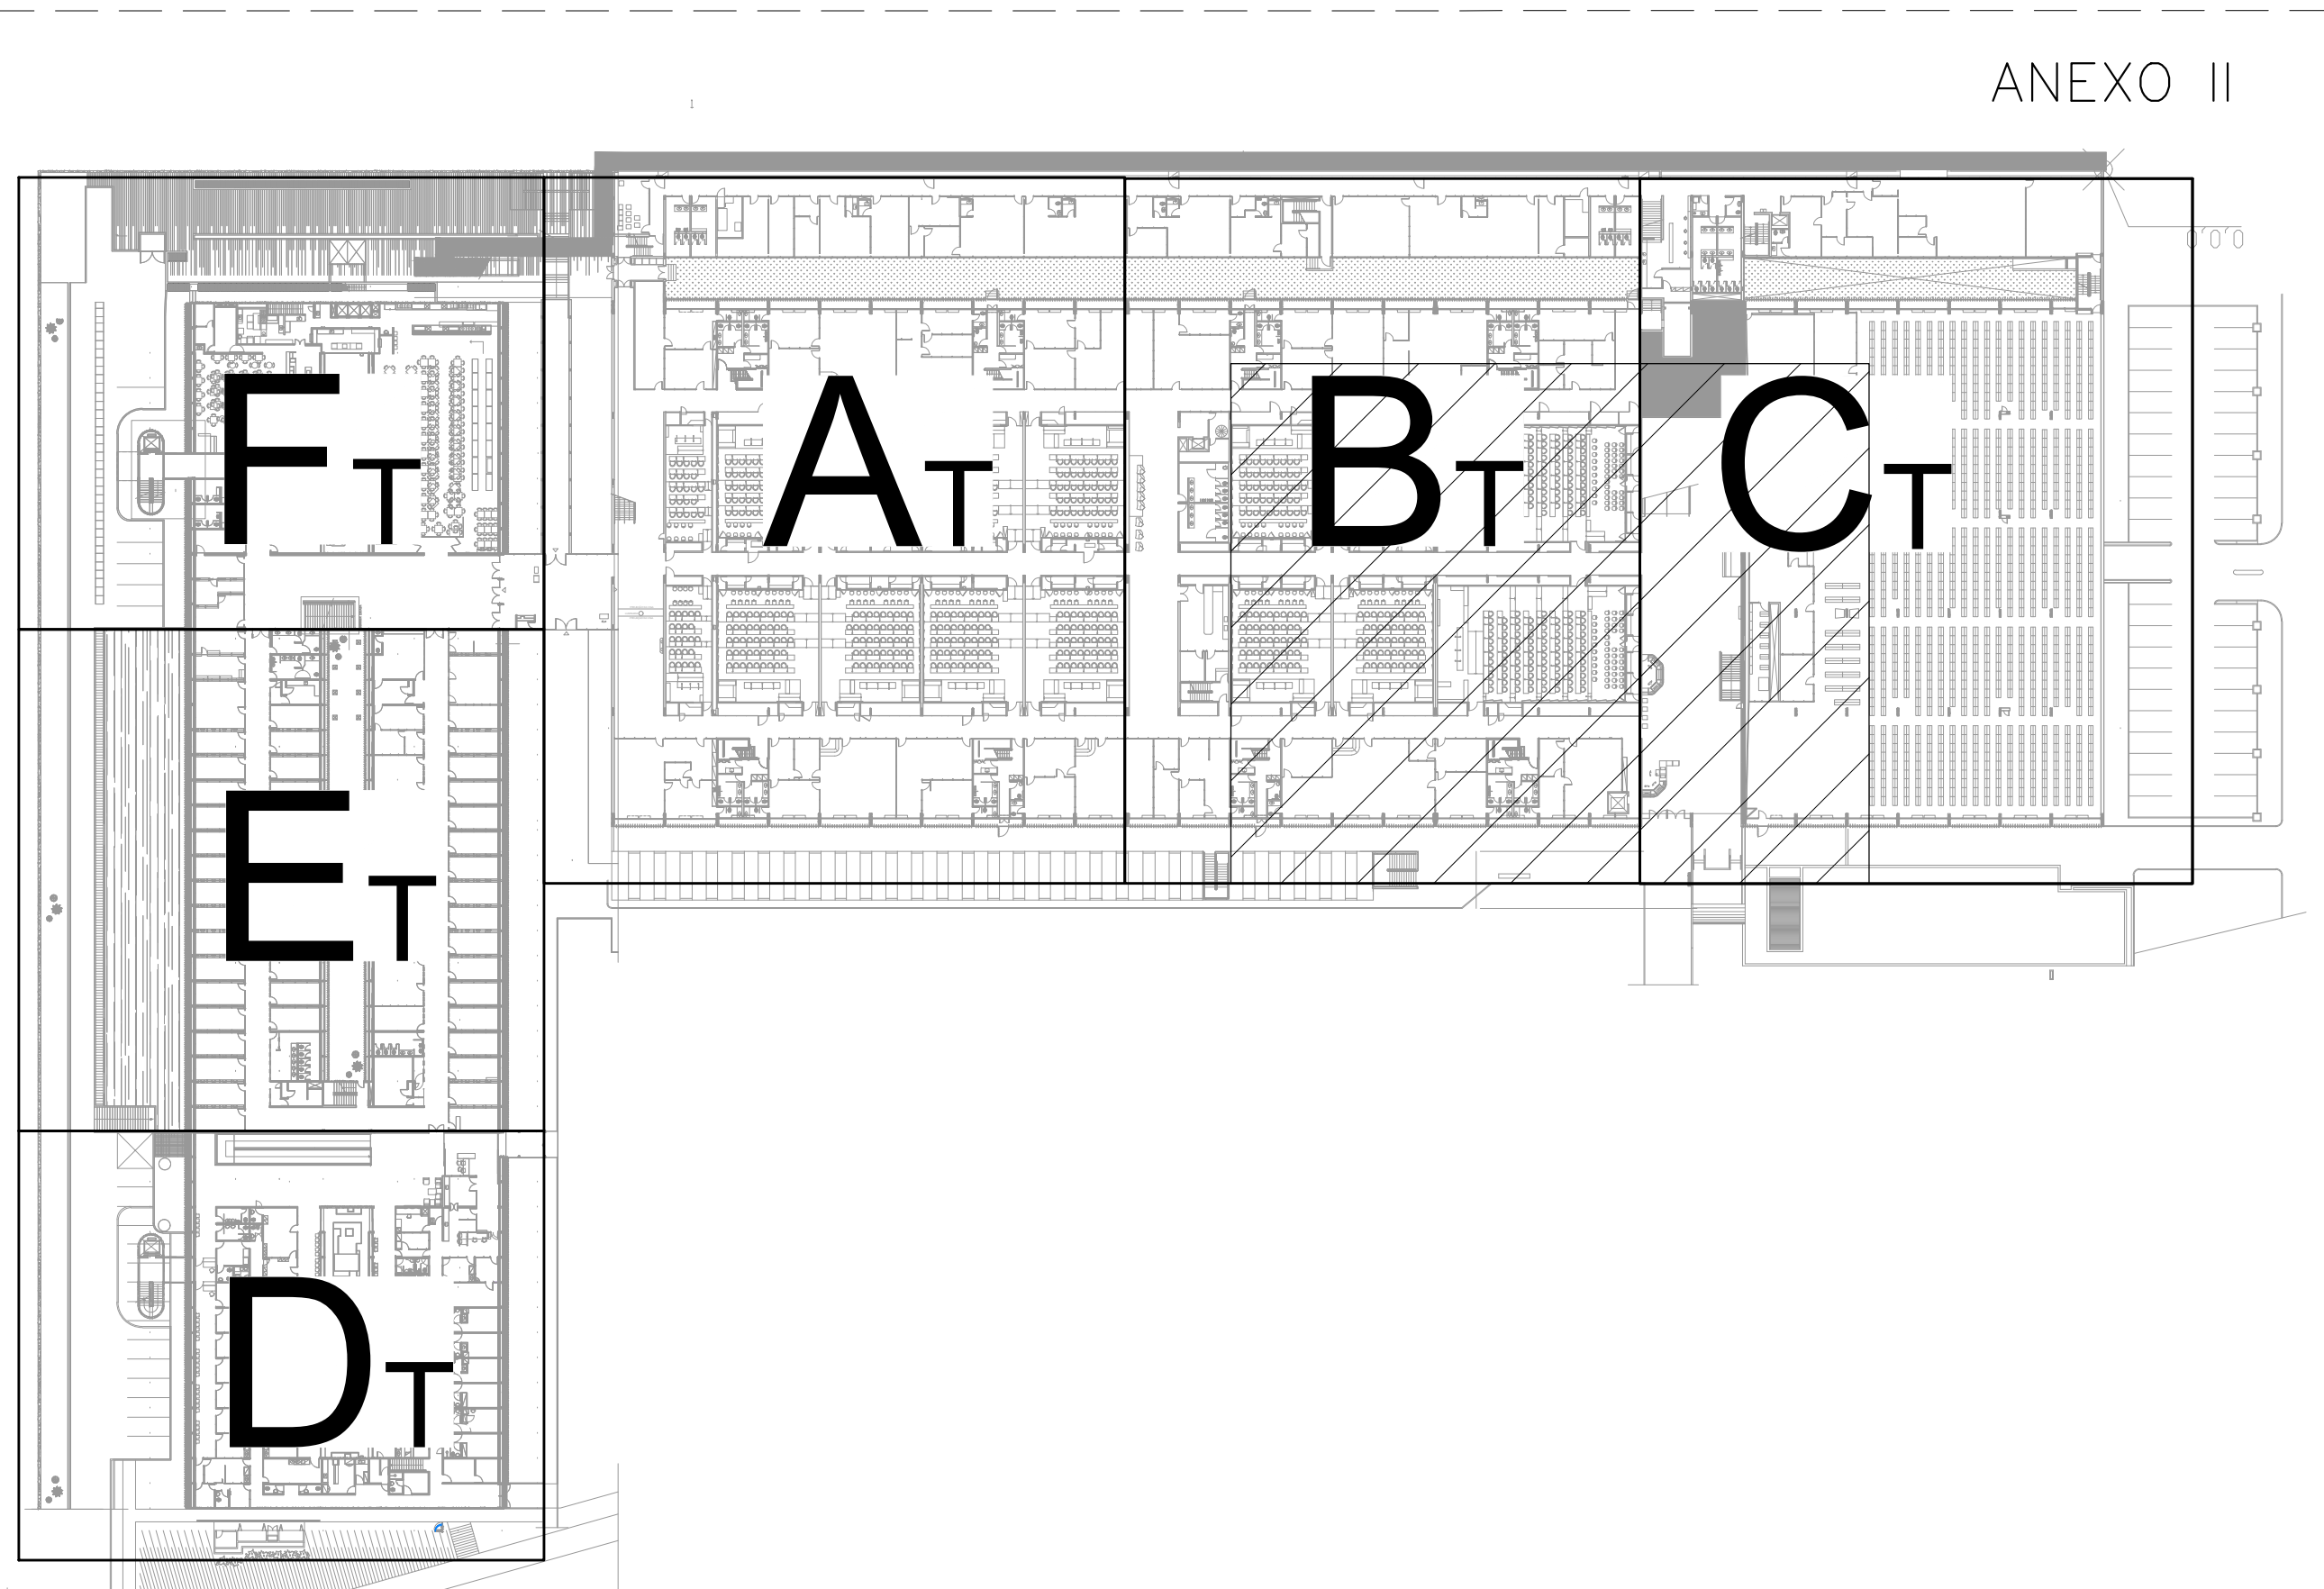

MAPA CHAVE (ANEXO II E III) TÉRREO
SEM ESCALA

LEGENDA	
	ELETRODUTO (COM CIRCUITOS ELÉTRICOS) METÁLICO RÍGIDO DE SEÇÃO MÍNIMA INDICADA. DEVERÁ SER EM AÇO GALVANIZADO A FOGO NBR 5888, COM O USO EVENTUAL DE ELETRODUTO FLEXÍVEL METÁLICO COM REVESTIMENTO EM PVC, DE MESMA SEÇÃO INTERNA, NOS LOCOS DE DIFÍCIL PASSAGEM DEVIDO A POSSÍVEIS INTERFERÊNCIAS NO ENTREFORRO, MEDIANTE APROVAÇÃO DA FISCALIZAÇÃO, QUANDO NÃO INDICADO EM PLANTA SERÁ APARENTE NO TETO OU EMBUTIDO NO ENTREFORRO.
	ELETRODUTO (COM CABOS DE COMANDO) METÁLICO RÍGIDO DE SEÇÃO MÍNIMA INDICADA. DEVERÁ SER EM AÇO GALVANIZADO A FOGO NBR 5888, COM O USO EVENTUAL DE ELETRODUTO FLEXÍVEL METÁLICO COM REVESTIMENTO EM PVC, DE MESMA SEÇÃO INTERNA, NOS LOCOS DE DIFÍCIL PASSAGEM DEVIDO A POSSÍVEIS INTERFERÊNCIAS NO ENTREFORRO, MEDIANTE APROVAÇÃO DA FISCALIZAÇÃO, QUANDO NÃO INDICADO EM PLANTA SERÁ APARENTE NO TETO OU EMBUTIDO NO ENTREFORRO.
	CAIXA DE PASSAGEM EM CHAPA DE AÇO, COM TAMPA APARAFUSADA, D=202x202x102mm INSTALADA NO TETO
	CAIXA DE PASSAGEM EM CHAPA DE AÇO, COM TAMPA APARAFUSADA, D=202x202x102mm INSTALADA NA PAREDE
	CAIXA DE PASSAGEM EM CHAPA DE AÇO, COM TAMPA APARAFUSADA, D=152x102x82mm INSTALADA NO TETO
	CAIXA DE PASSAGEM EM CHAPA DE AÇO, COM TAMPA APARAFUSADA, D=152x102x82 mm INSTALADA NO TETO
	INDICAÇÃO DE ELETRODUTO SOBRE E ELETRODUTO DESCE, RESPECTIVAMENTE
	QUADRO DESP. A INSTALAR
	PANEL ELÉTRICO - QGBT EXISTENTE

NOTA(S) / OBSERVAÇÃO(ÕES)	
1 - A CONTRATADA DEVERÁ INSTALAR 2 (DOIS) DISJUNTORES MONOPOLARES NO QUADRO DE DISTRIBUIÇÃO (NO BREAK) EXISTENTE, EM LOCAL INDICADO PELA FISCALIZAÇÃO, SENDO 1 (UM) PARA CADA CENTRAL DE DETECÇÃO E ALARME DE INCÊNDIO (CDAI).	
2 - AS CAIXAS DE PASSAGEM ESTARÃO A NO MÁXIMO 9 METROS DE DISTÂNCIA ENTRE ELAS.	

Revisão	Descrição	Data
3	--	--
2	--	--
1	REVISÃO	NOV/2021
0	EMISSÃO	JUN/2019

BRASILIA - DF	
Evento:	CÂMARA DOS DEPUTADOS - (ANEXOS II e III)
Proponente:	CÂMARA DOS DEPUTADOS
Autor do Projeto:	LEANDRO DE P. S. PEREIRA - CREA-888240-PR JULIANO S. DE A. CARNEIRO - CREA-1289940-MG
Responsável Técnico:	LEANDRO DE P. S. PEREIRA - CREA-888240-PR JULIANO S. DE A. CARNEIRO - CREA-1289940-MG
PROPRIETÁRIO:	
AUTOR DO PROJETO:	CAUCREIA
RESPONSÁVEL TÉCNICO:	CAUCREIA
CBMDF:	CBMDF:
OUTROS:	

INSTALAÇÕES CONTRA INCÊNDIO E PÂNICO - ANEXO II			
ELE	EDIFÍCIO PÚBLICO		
	ANEXO II - PLANTA BAIXA - TÉRREO - REGIÕES B, C		
	ALIMENTAÇÃO DAS CENTRAIS DE DETECÇÃO E ALARME DE INCÊNDIO E COMANDO PARA DESLIGAMENTO REMOTO DO ED. ANEXO II		
	JUN/2019	ADRIANA BARROS OLIVEIRA	INDICADAS