



PLANTA BAIXA - ANEXO II 1º PAVIMENTO - (REGIÃO "C")

ESCALA 1:100

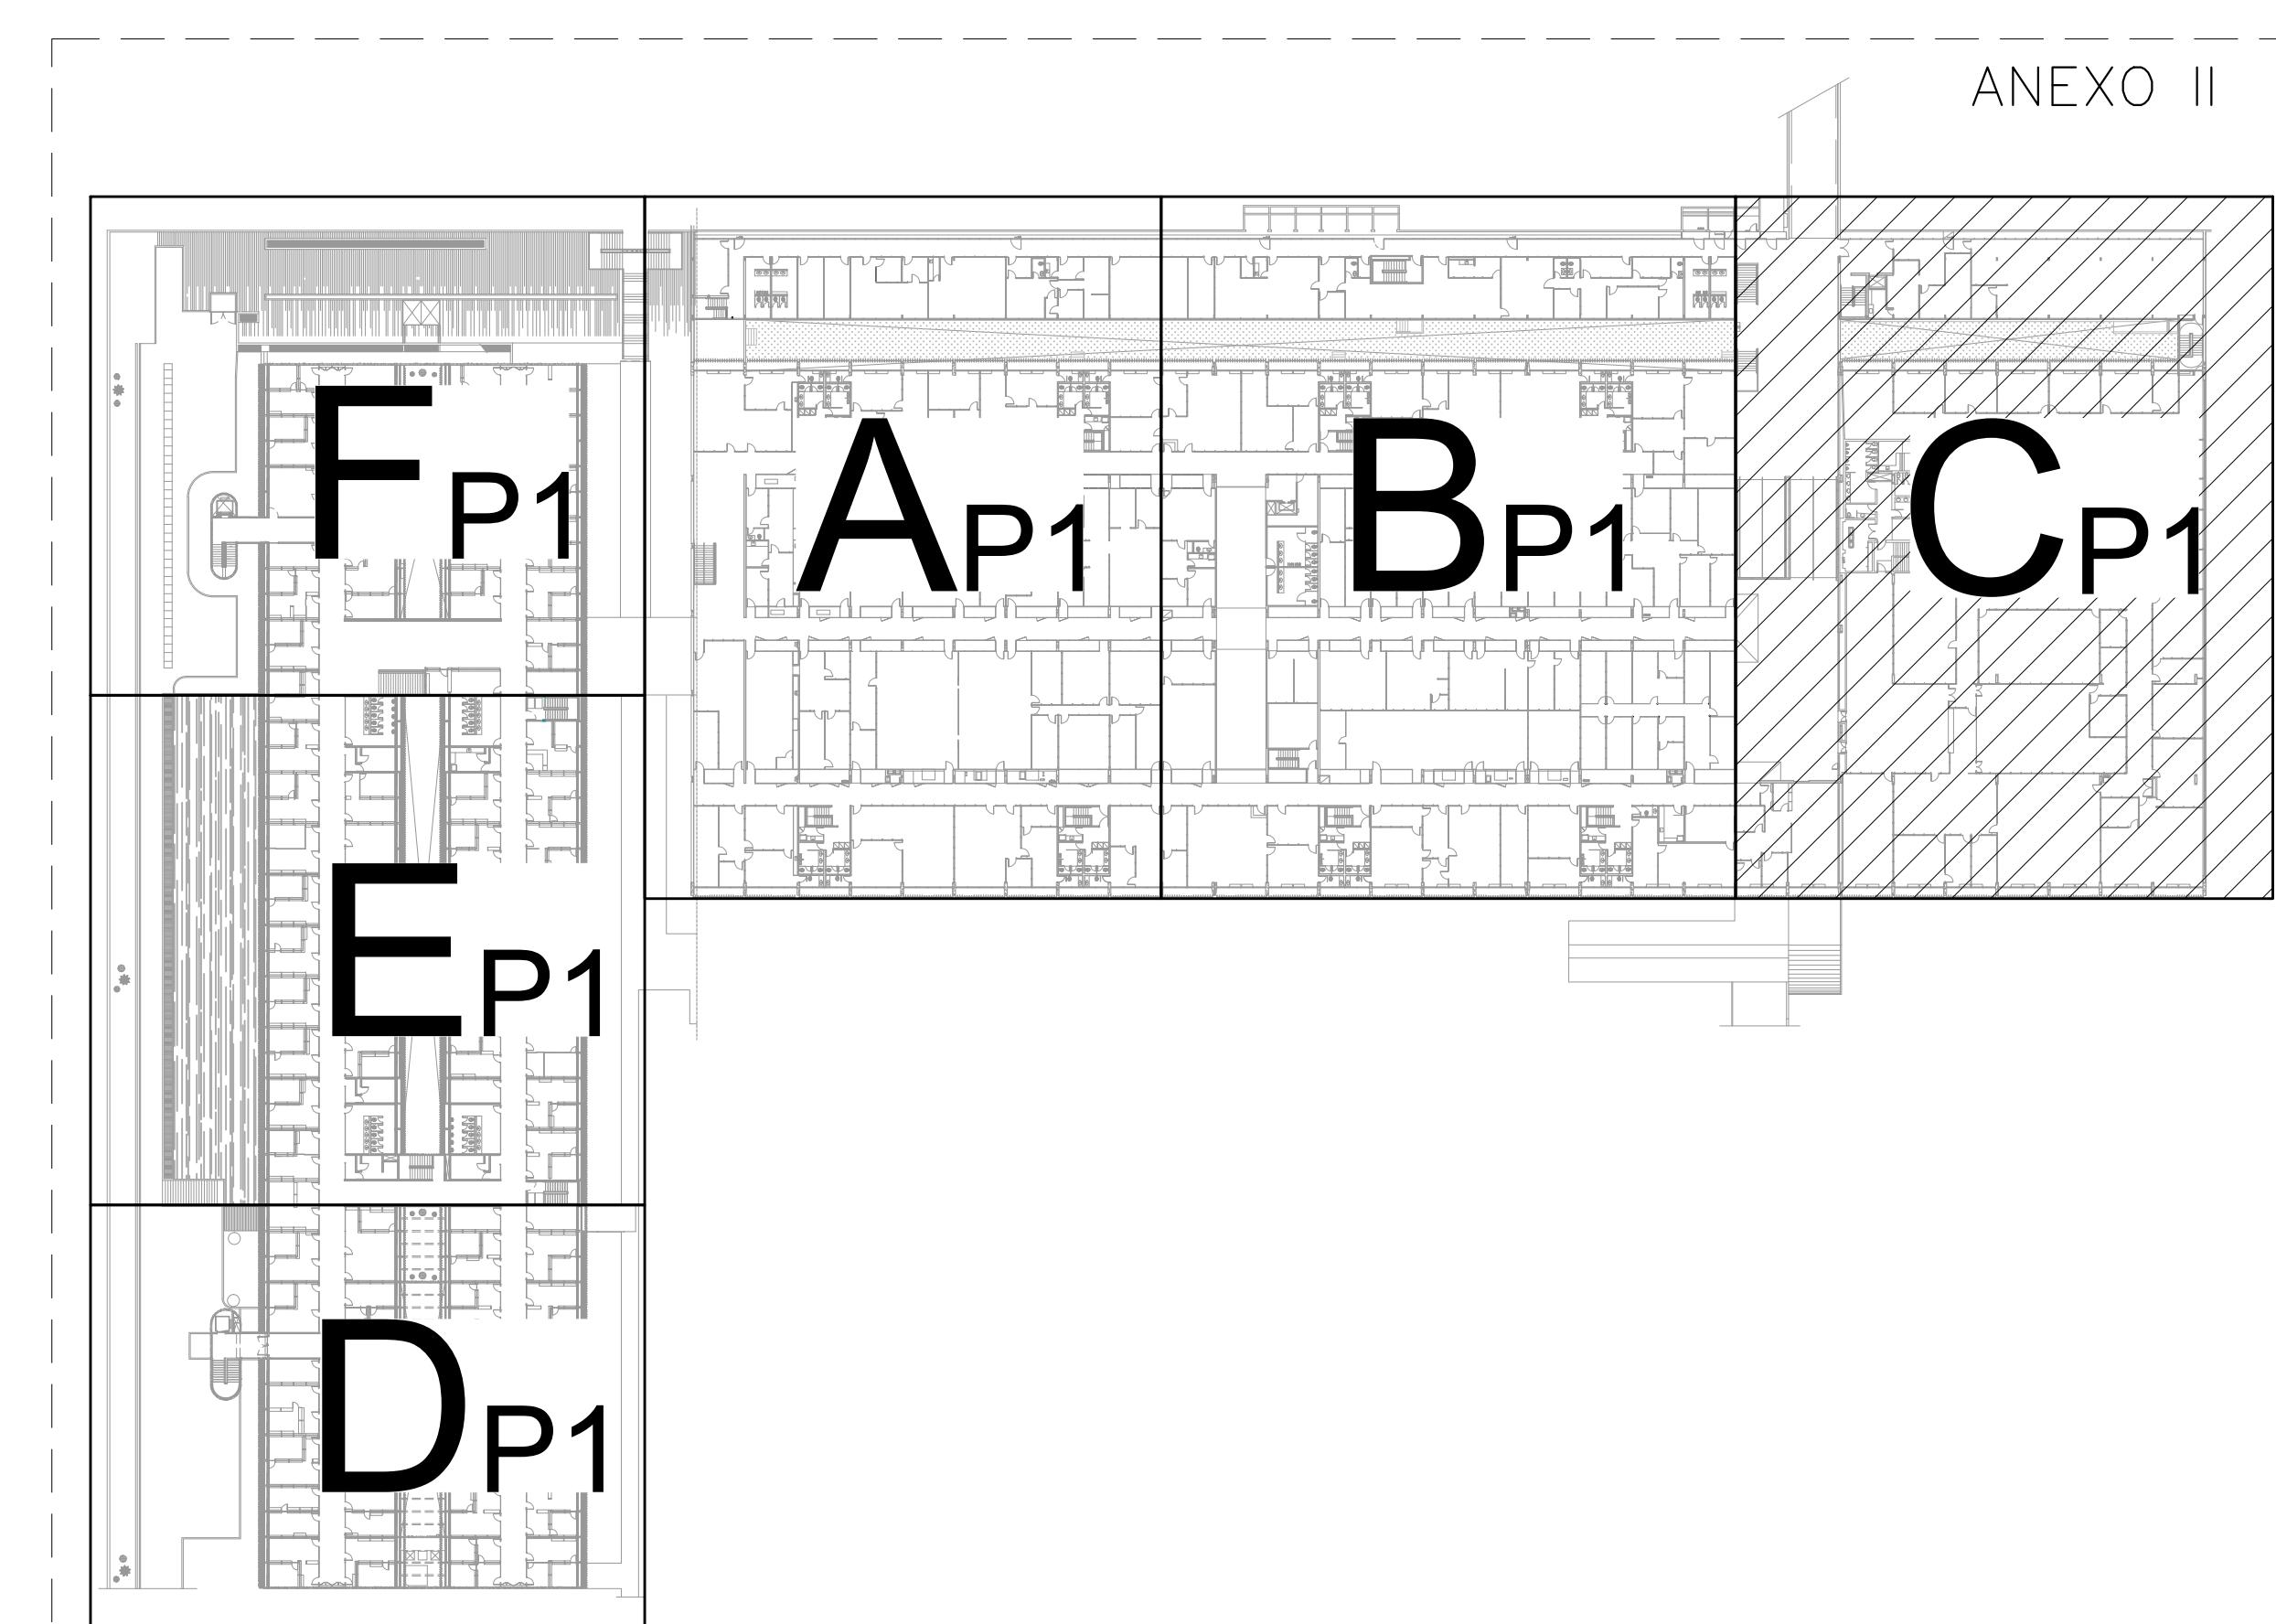

MAPA CHAVE (ANEXO II E III) 1º PAVIMENTO
SEM ESCALA

LEGENDA	
	ELETRODUTO (LIGA CONDUITOS E FRENTE) METALICOS OU DE SEÇÃO MAXIMA INDICA. VULVARA SER EM AÇO CALAFANDADO A TOCO NER 60K, COM 0,12MM DE DIAMETRO, DE ELETRODUTO EXVEL METALICO 20X REVESTIMENTO EM PVC. DE MESMA SEÇÃO INTERNA, NOS LOCUS DE DIFÍCIL PASSAGEM DEVIDO A POSSIVEIS INTERFERÊNCIAS NO ENTREFORRO, MEDIANTE APROVAÇÃO DA FISCALIZAÇÃO. QUANDO NÃO INDICADO EM PLANTA SERÁ APARENTE NO TETO OU EMBUTIDO NO ENTREFORRO.
	CAIXA DE PASSAGEM EM CHAPA DE AÇO, COM TAMPA APARAFUSADA, D=102x102x82 mm INSTALADA NO TETO
	ELETRODUTO SOBRE E ELETRODUTO DESCE
NOTA(S) / OBSERVAÇÃO(ÕES)	
1 - AS CAIXAS DE PASSAGEM ESTARÃO A NO MÁXIMO 9 METROS DE DISTÂNCIA ENTRE ELAS.	

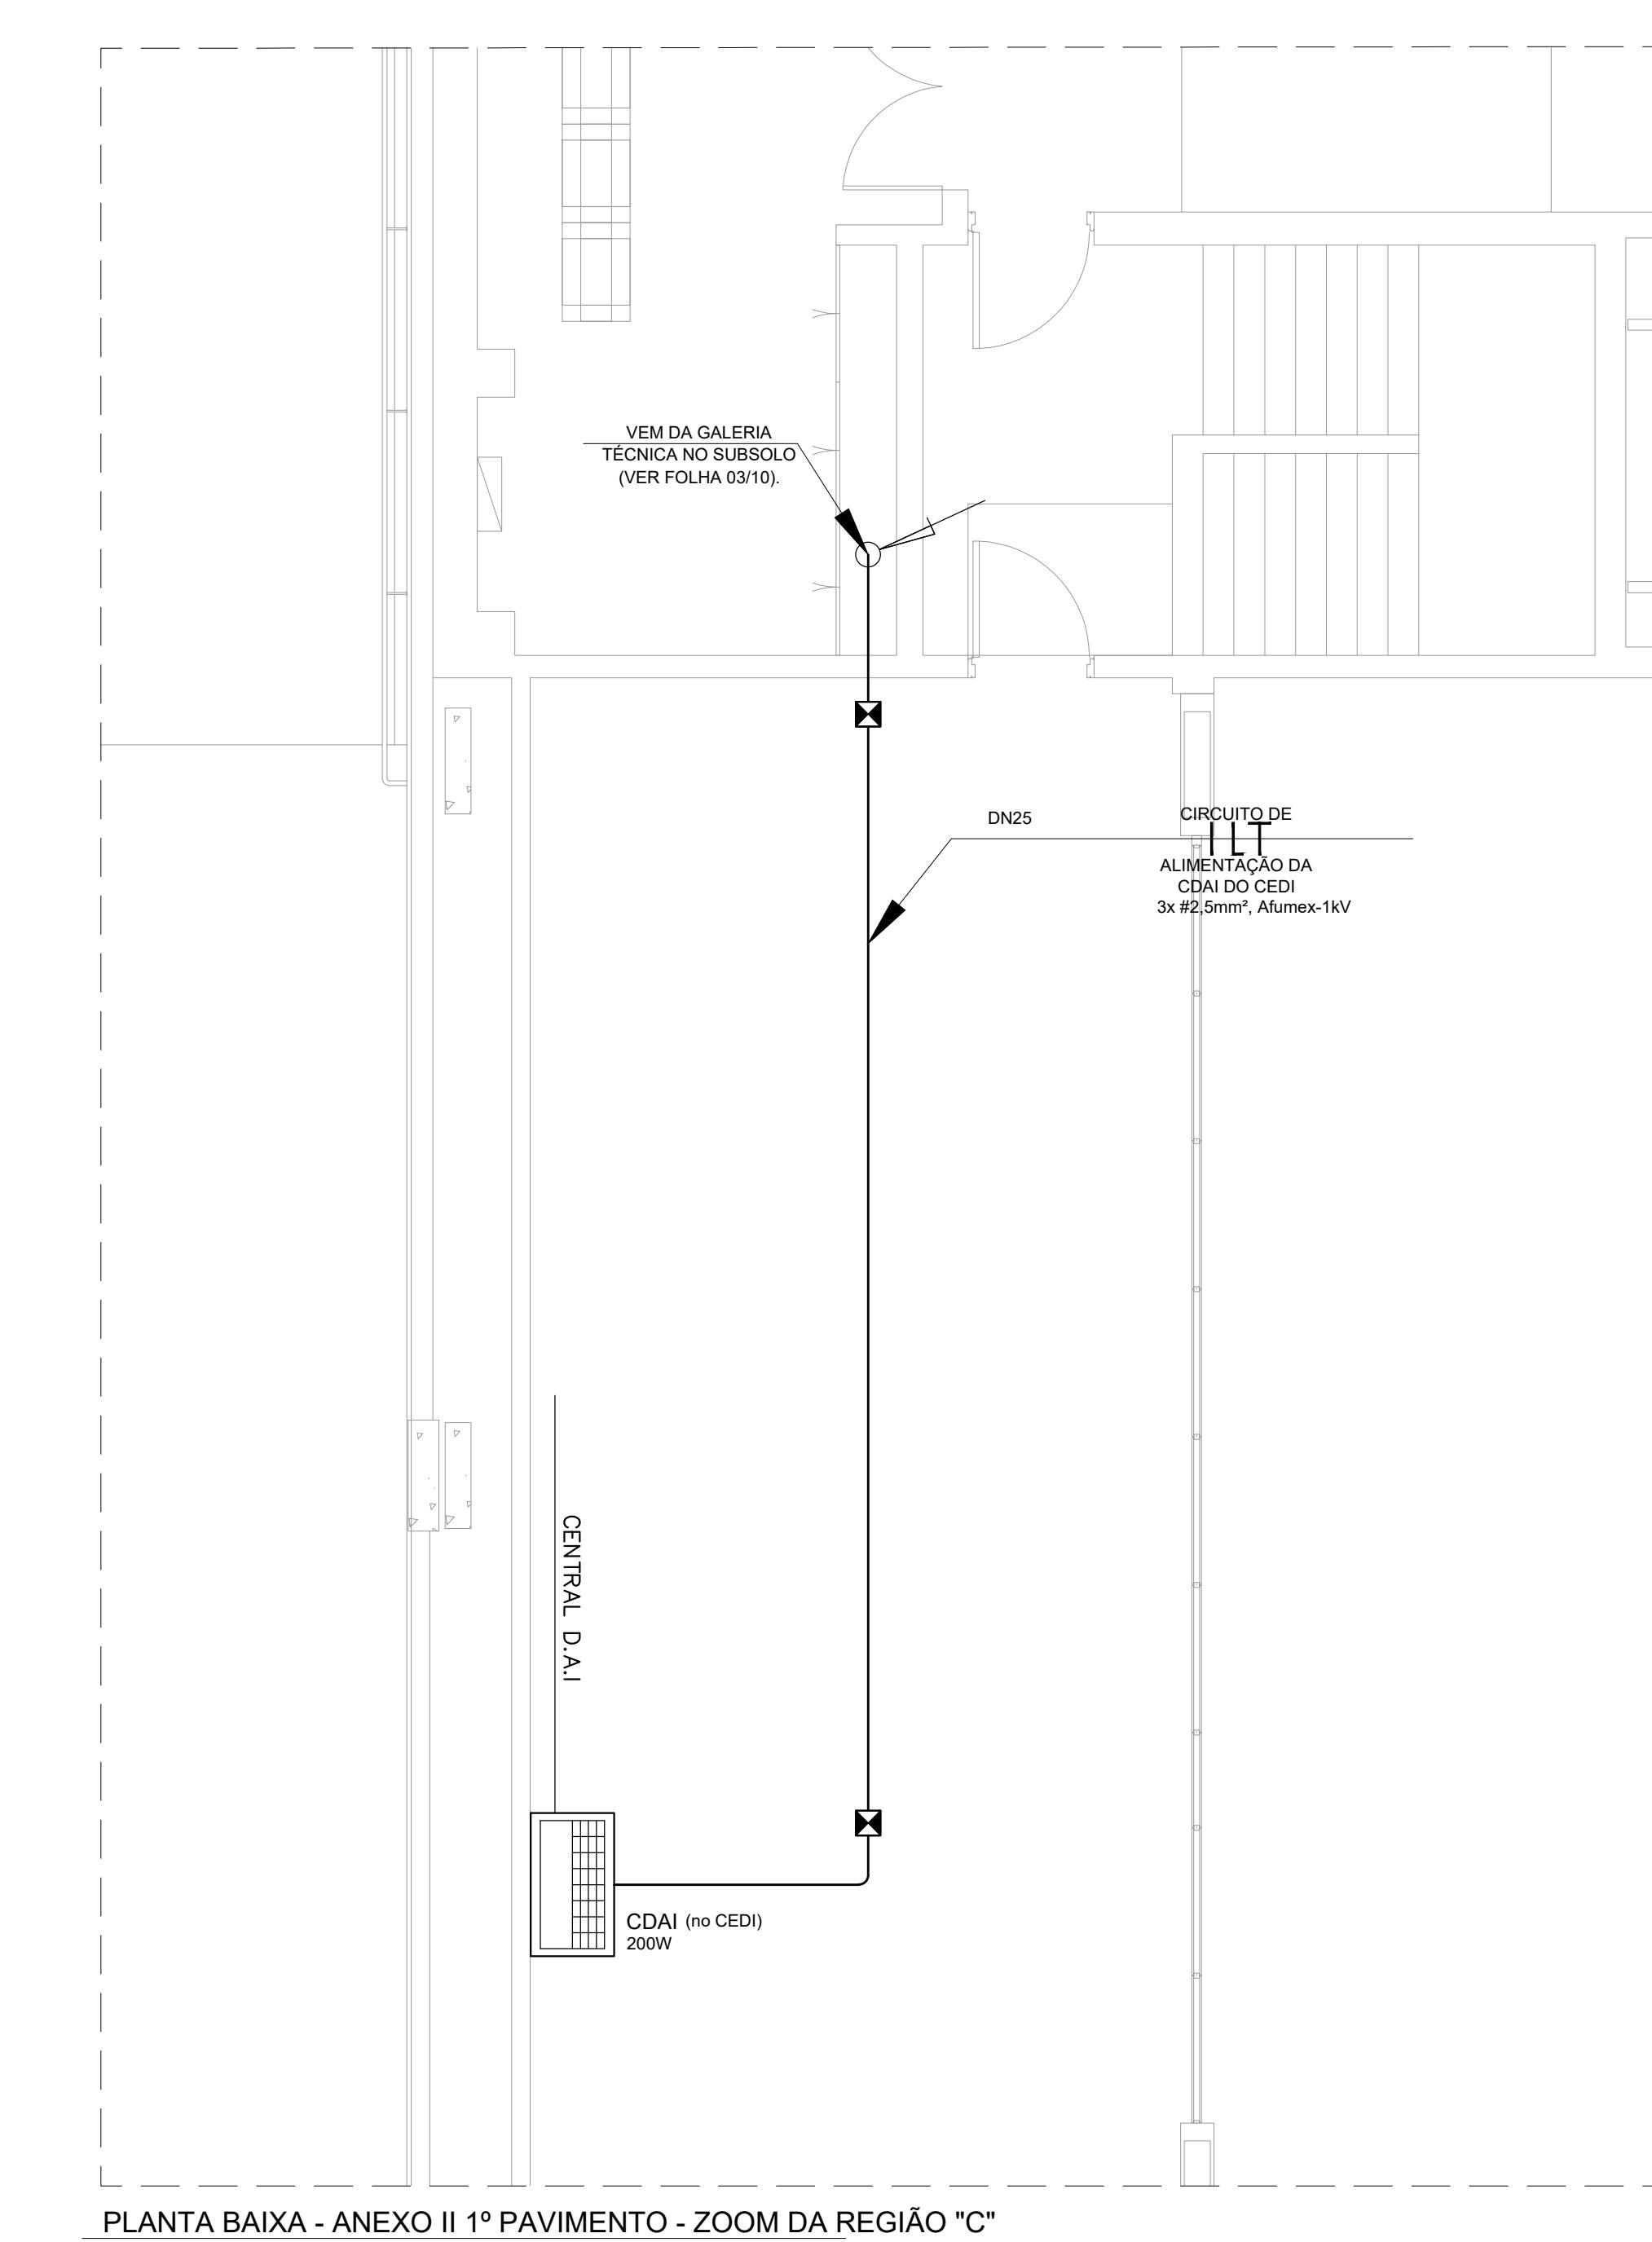

PLANTA BAIXA - ANEXO II 1º PAVIMENTO - ZOOM DA REGIÃO "C"

ESCALA 1:50

3	Revisão	Date
2	Descrição	Date
1	REVISÃO	NOV/2021
0	EMISSÃO	JUN/2019
Data de Entrada:		
BRASÍLIA - DF		
Endereço: CÂMARA DOS DEPUTADOS - (ANEXOS II e III)		
Proprietário: CÂMARA DOS DEPUTADOS		
Autor do Projeto: LEANDRO DE P. S. PEREIRA - CREA-88924/D-PR JULIANO S. DE A. CARNEIRO - CREA-126999/D-MG		
Responsável Técnico: LEANDRO DE P. S. PEREIRA - CREA-88924/D-PR JULIANO S. DE A. CARNEIRO - CREA-126999/D-MG		
PROPRIETÁRIO:		
AUTOR DO PROJETO: CAU/CREA:		
RESPONSÁVEL TÉCNICO: CAU/CREA:		
CBMDF:	CBMDF:	OUTROS:
INSTALAÇÕES CONTRA INCÊNDIO E PÂNICO - ANEXO II		
EDIFÍCIO PÚBLICO		Date
ANEXO II - PLANTA BAIXA - 1º PAVIMENTO - REGIÃO C		07/10
ALIMENTAÇÃO DA CENTRAL DE DETECÇÃO E ALARME DE INCÊNDIO DO CEDI		
1	NOV/2021	MARA BARBAROT DEBORA SCHIAVA
1	Indicadas	