




MAPA CHAVE - 1º SUBSOLO - GALERIA TÉCNICA,
ESCALA 1:500

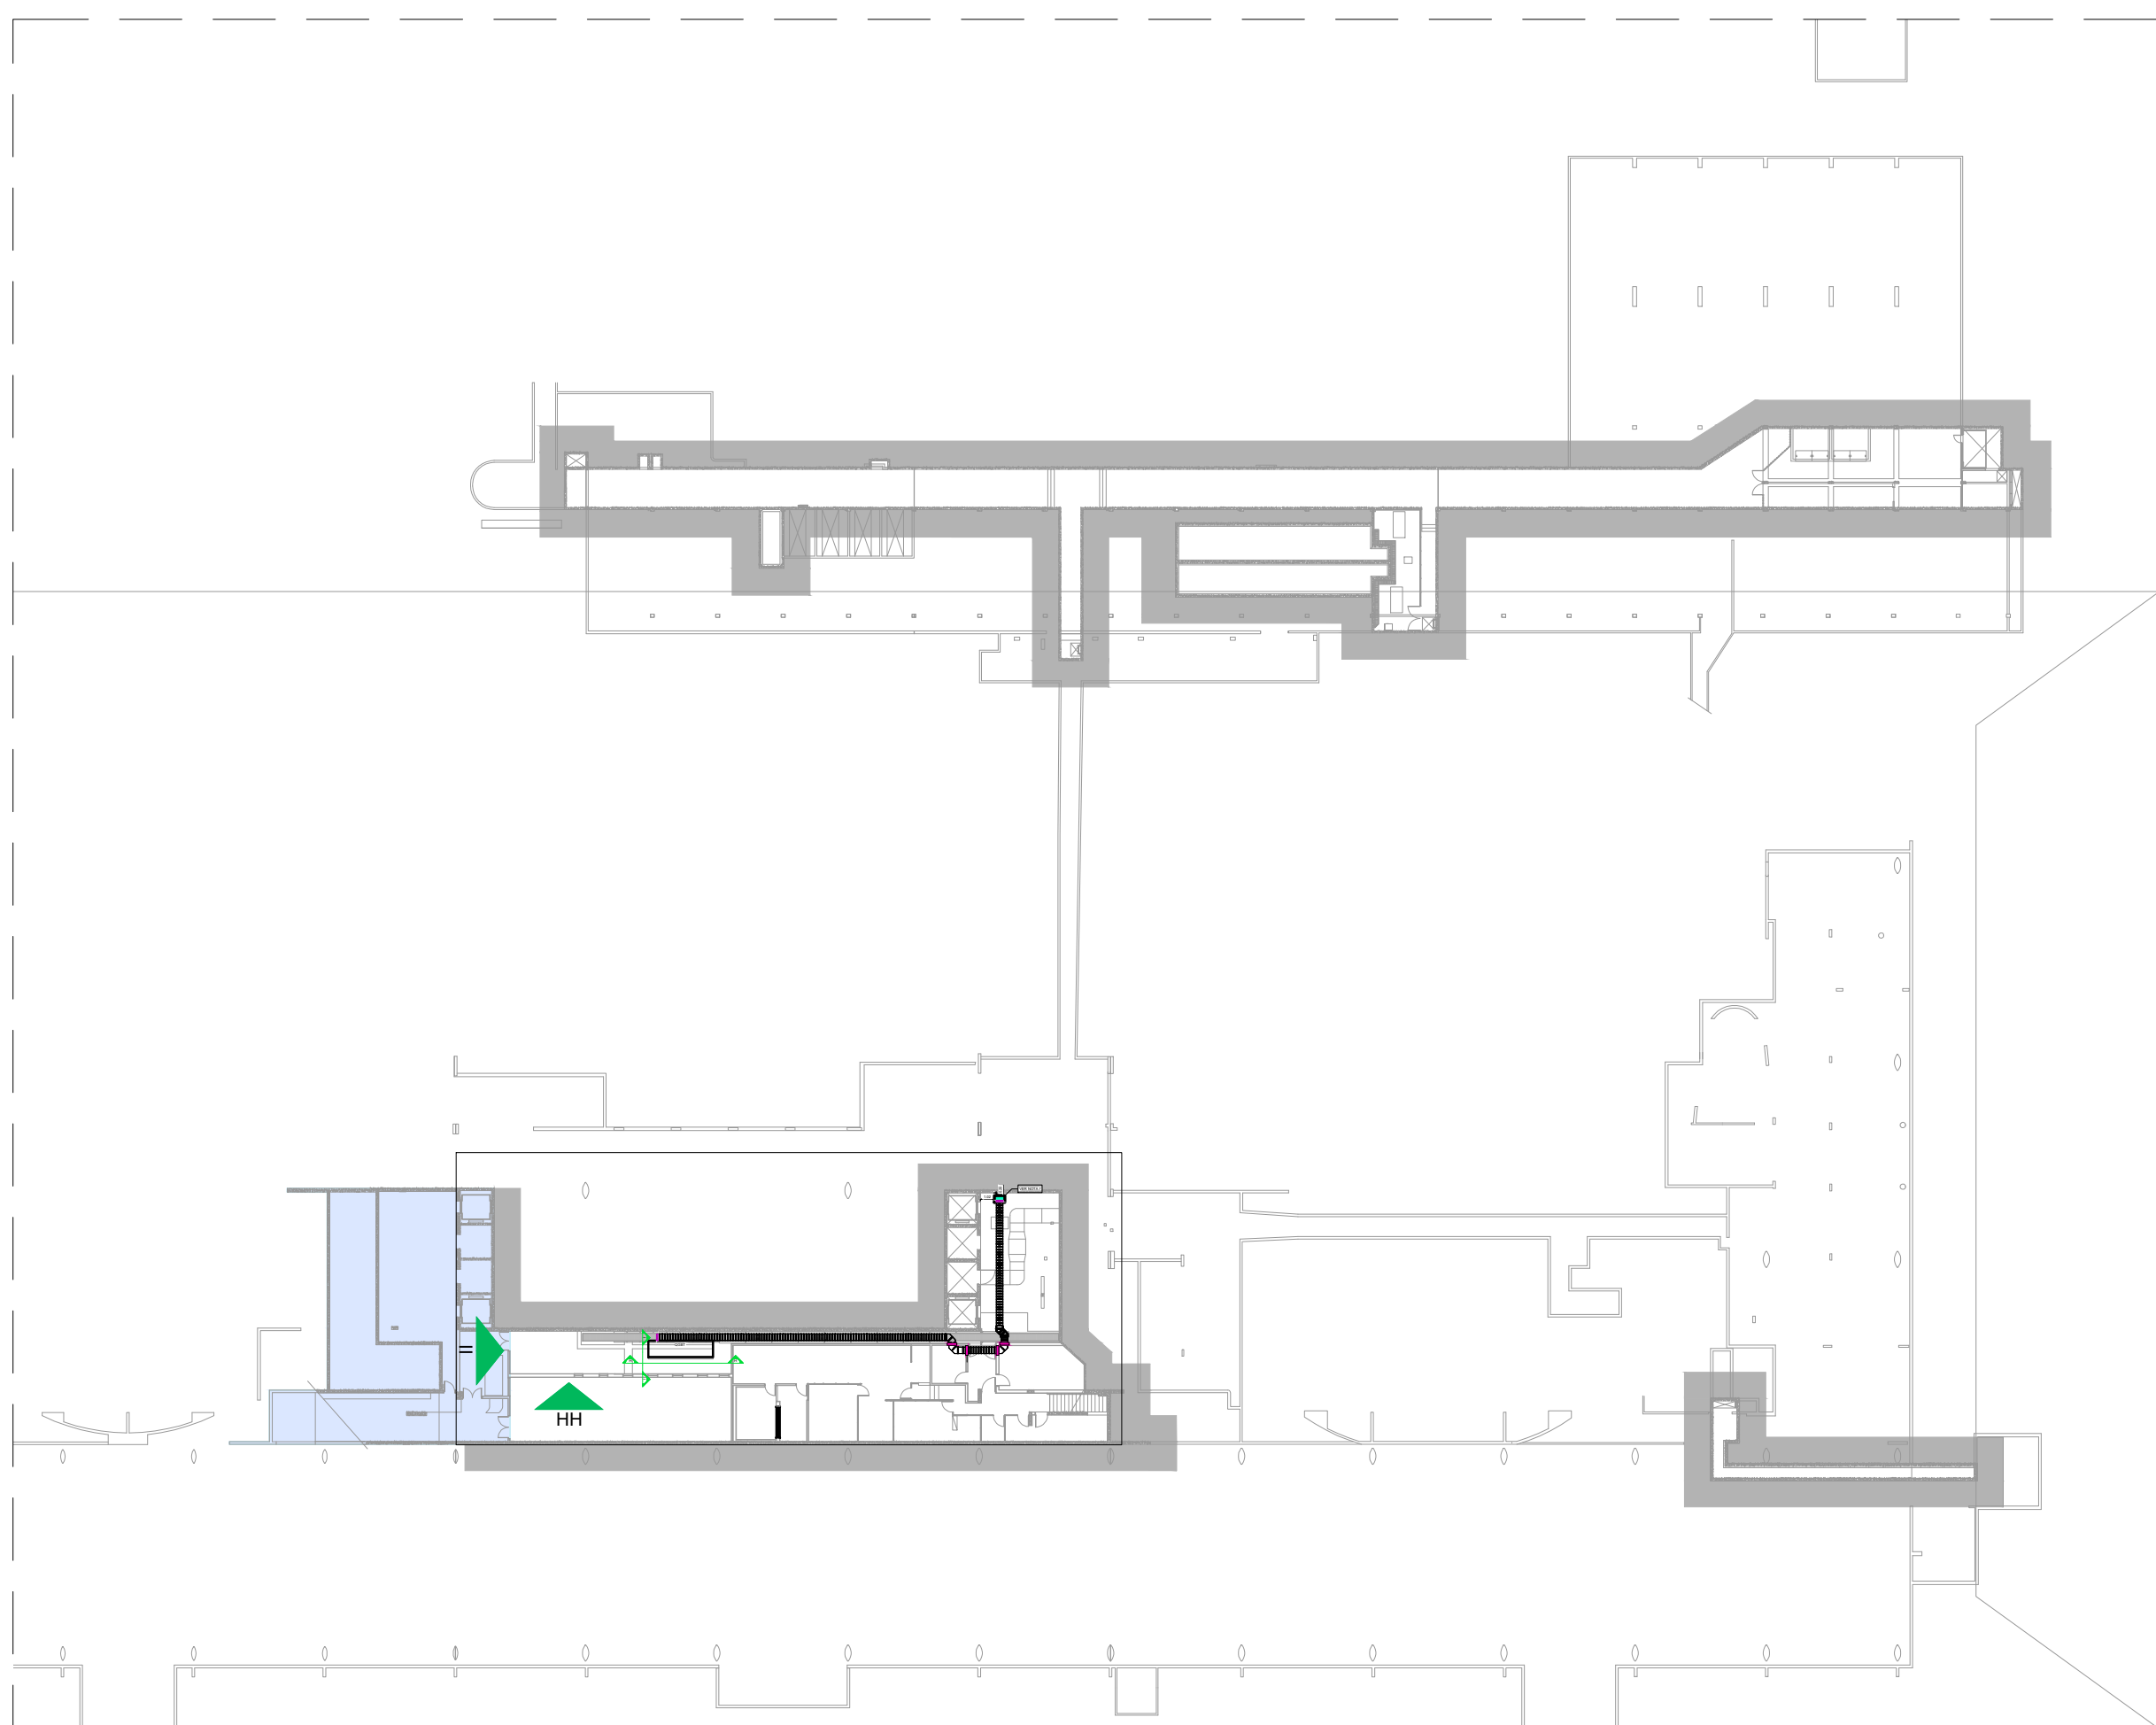


PLANTA BAIXA - 2º SUBSOLO - SALA DE QUADROS,
ESCALA 1:500

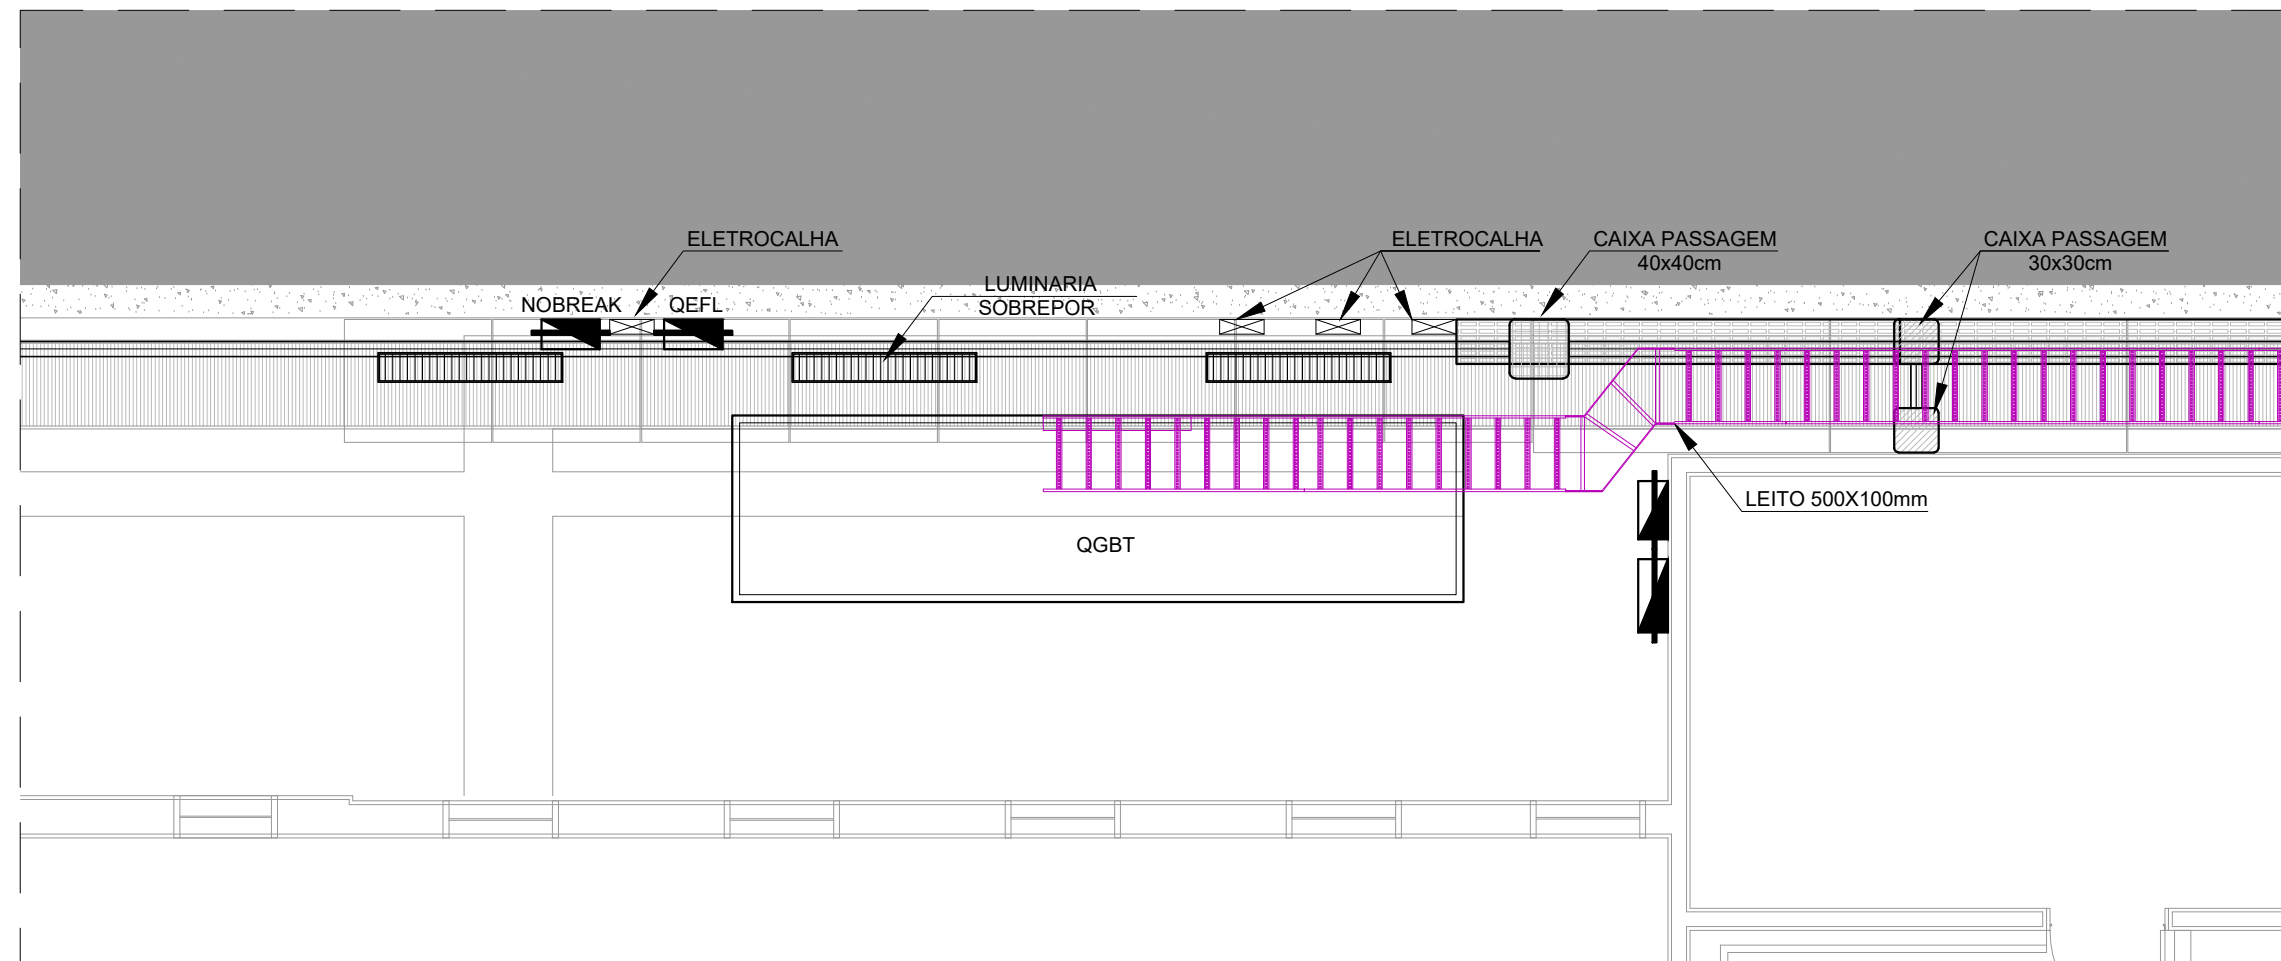


PLANTA BAIXA - SALA QGBT,
ESCALA 1:50

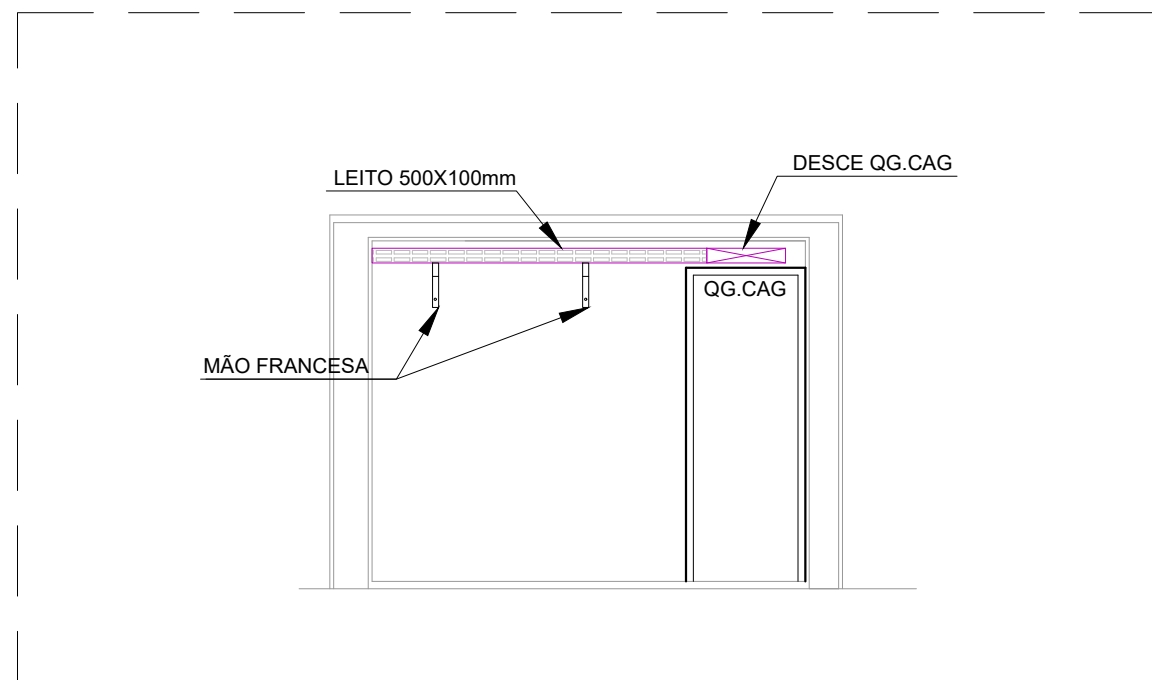


VISTA AA - SALA QG CAG,
ESCALA 1:50

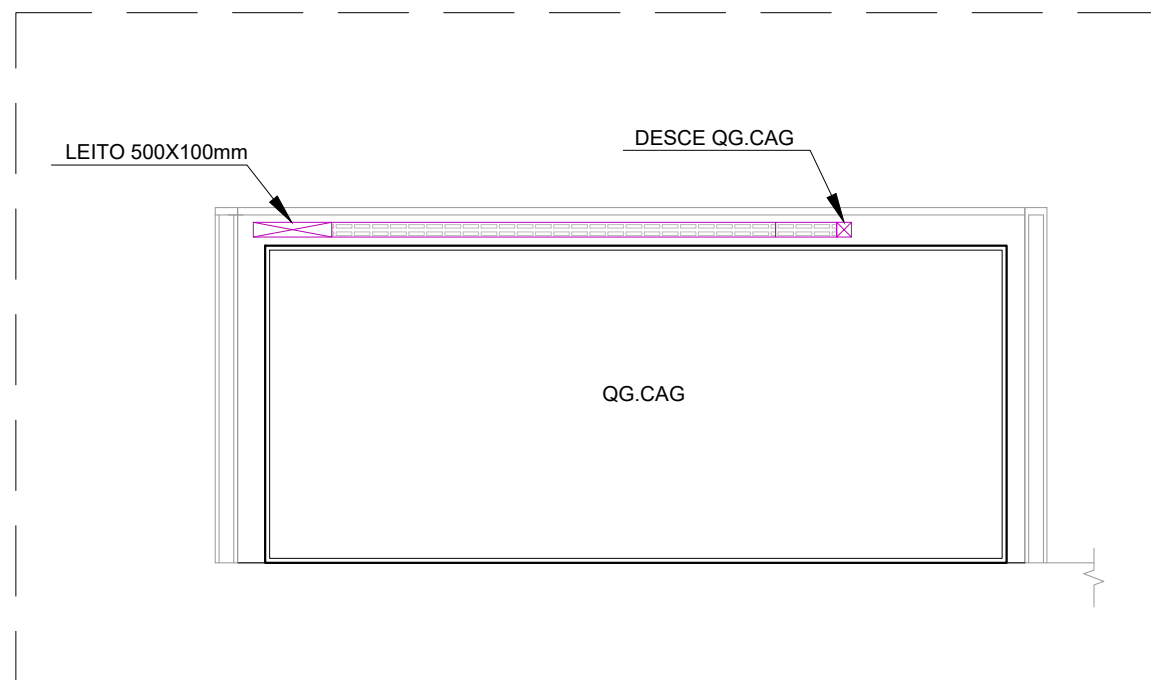


VISTA BB - SALA QG CAG,
ESCALA 1:50

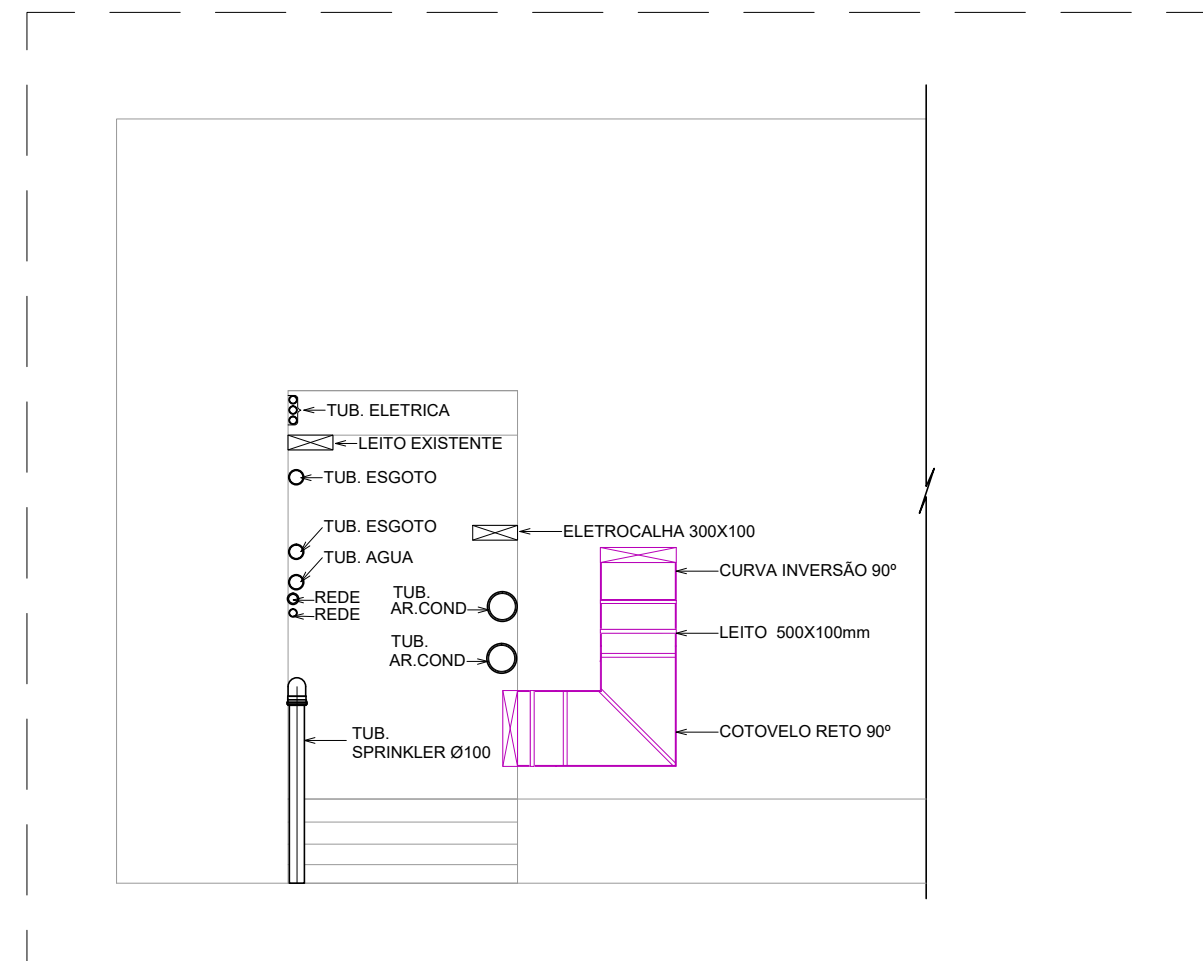


VISTA CC - SALA ENTRADA CORREDOR GALERIA,
ESCALA 1:50

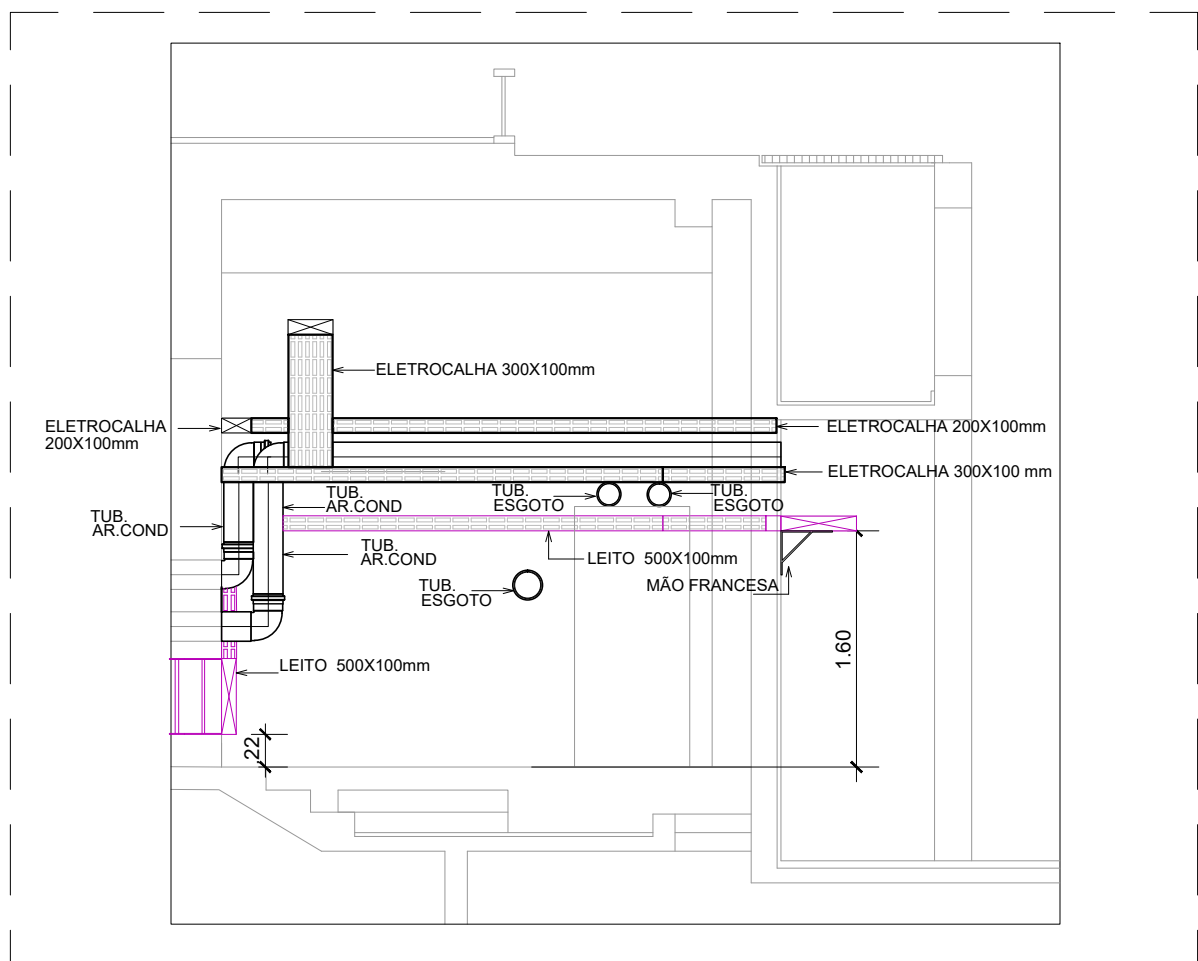


VISTA DD - ENTRADA CORREDOR GALERIA,
ESCALA 1:50

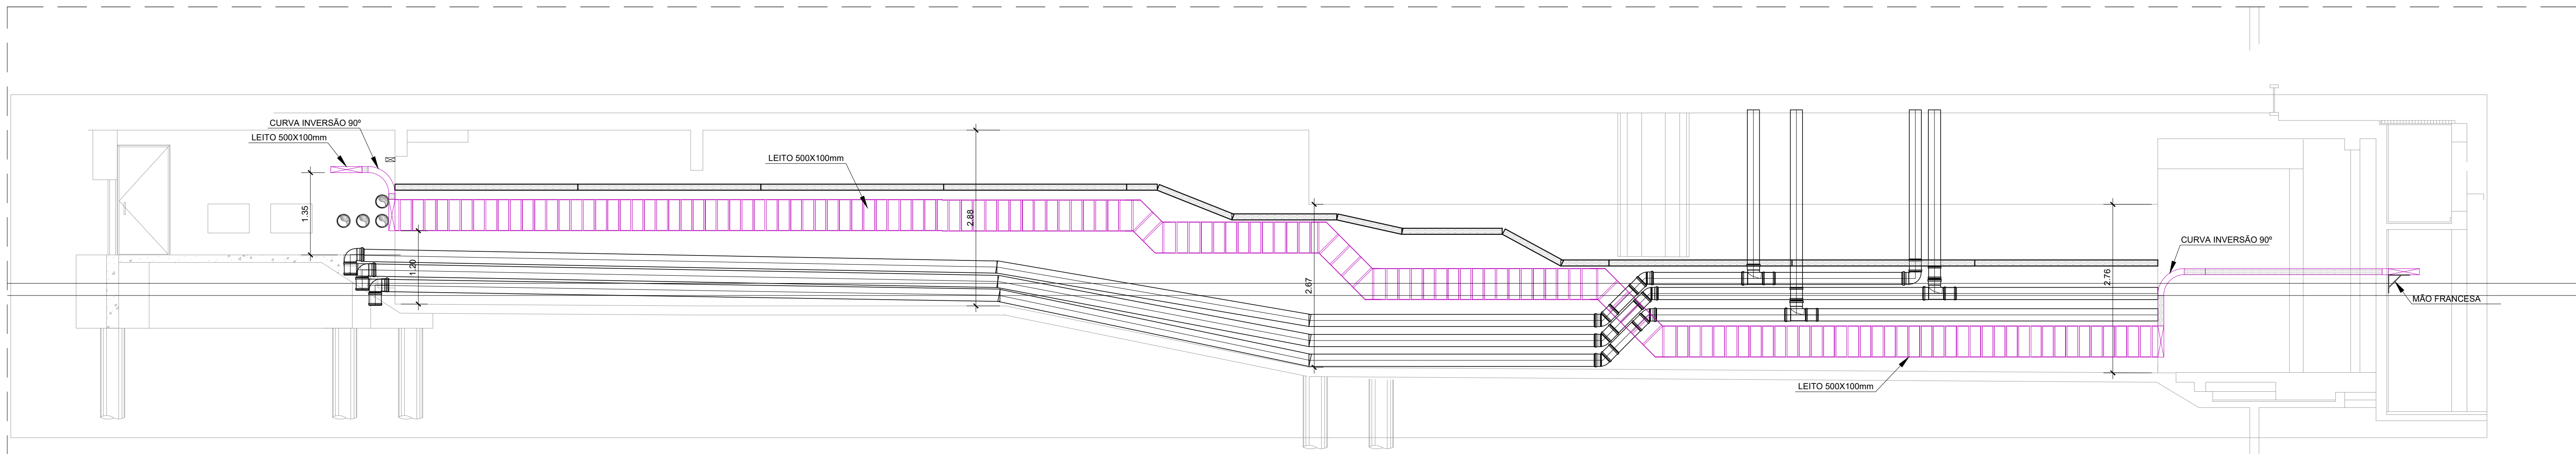


VISTA EE - CORREDOR DA GALERIA,
ESCALA 1:50

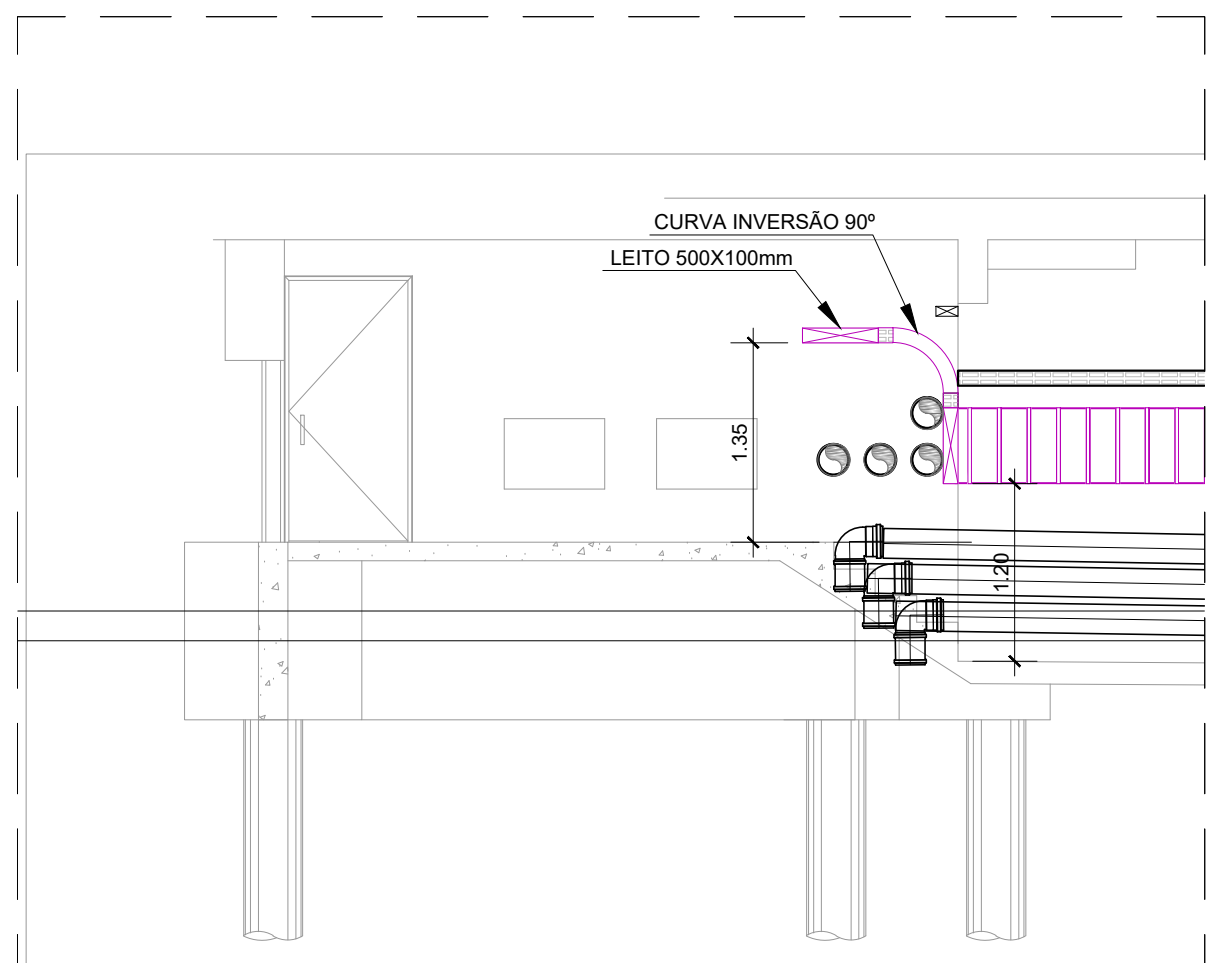


VISTA FF - SAÍDA CORREDOR GALERIA,
ESCALA 1:50

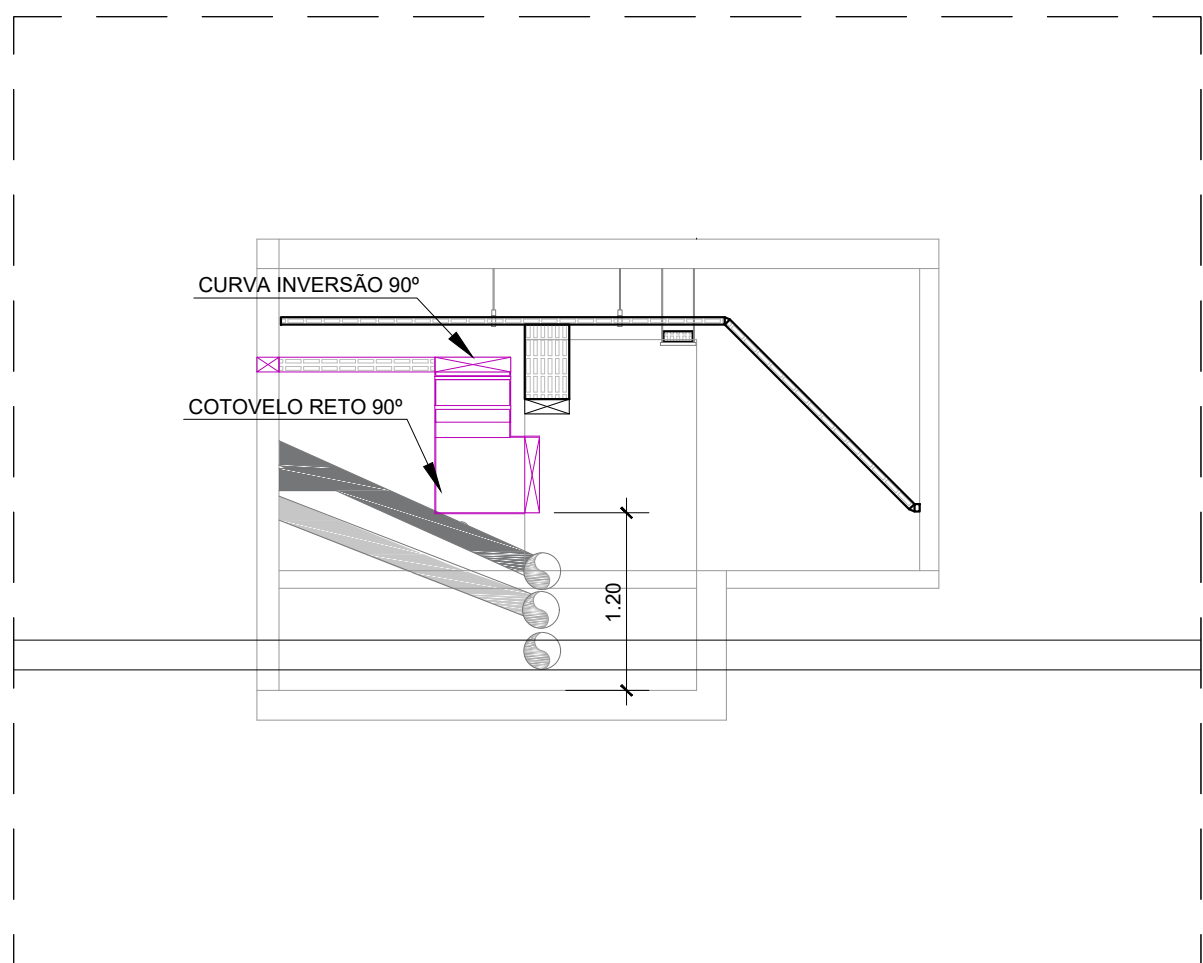

VISTA GG - SAÍDA CORREDOR GALERIA,
ESCALA 1:50

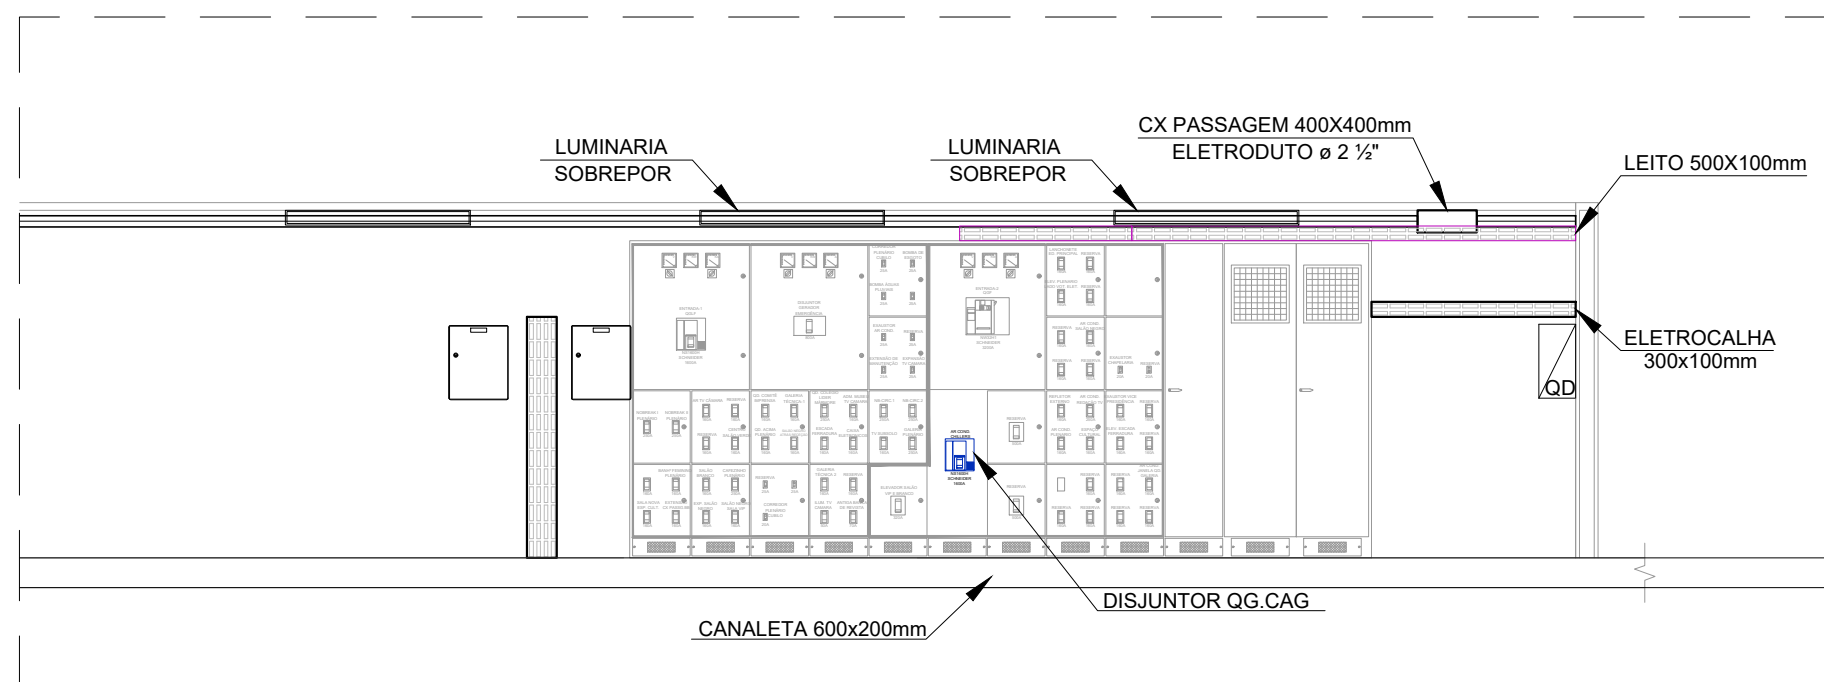

VISTA HH - SALA QGBT,
ESCALA 1:50

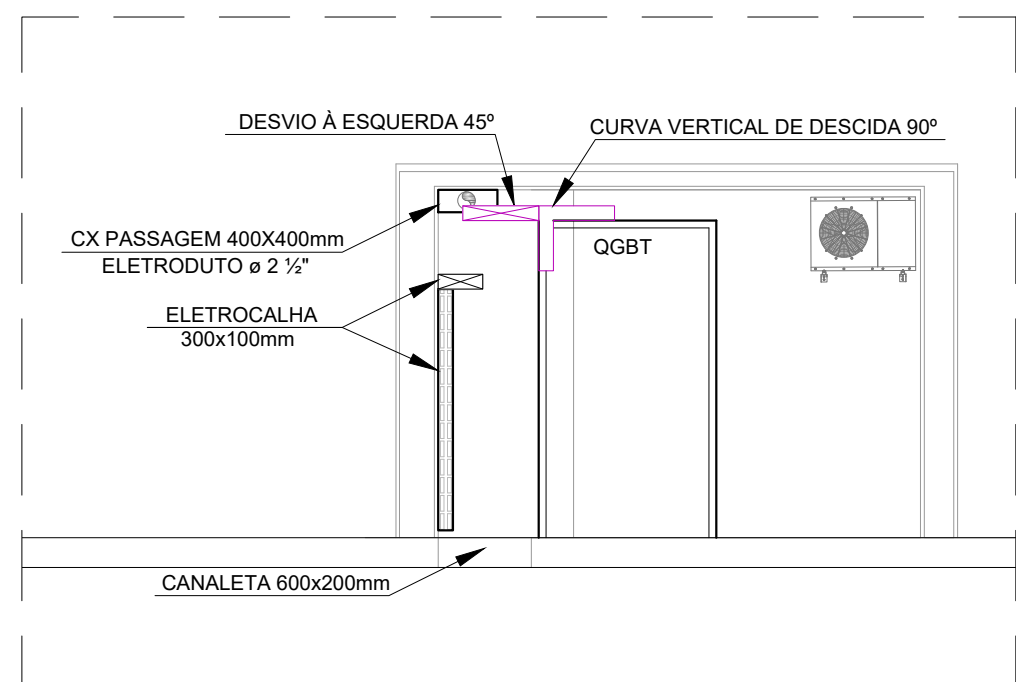

VISTA II - SALA QGBT,
ESCALA 1:50

4	-	-	-
3	-	-	-
2	-	-	-
1	-	-	-
0	EMISSION	08/06/2022	VISTO APROVAÇÃO
Nº	DESCRIÇÃO	DATA	RESPONSÁVEL
		REVISÃO	

CÂMARA DOS DEPUTADOS			
Local: COMPLEXO PRINCIPAL - PRINCIPAL			
Assunto: ALIMENTADOR DO QUADRO DA C.A.G.			
Especialidade do projeto: INSTALAÇÕES ELÉTRICAS		Etapas do projeto: BÁSICO	Especialidade: ELE
Direção da obra:			Folha: 02/02
VISTAS:			Escala:
DETECOENGENHEIROS	Composição Gráfica: RAFAELA AZEVEDO	Responsável: ENGº ARLAN S. DE A. CARNEIRO - CREA: 1269980-MG	Data Entrega: 08/06/2021
Endereço Entregador:	M. PROJETOS COMPLEXO PRINCIPAL SUBSÓLO TÉCNICO INTERVENÇÃO CADUO ELEIÇÃO - Planilha 2022.06.02 INTERVENÇÃO CADUO ELEIÇÃO		Data Impressão: 08/06/2022